


MAPA SYTUACYJNO-WYSOKOŚCIOWA  
Skala 1:1000

województwo: wielkopolskie  
powiat: kaliski  
gmina: GODZIESZE WIELKIE  
obręb: GODZIESZE MAŁE  
sekcja: 444.142.243

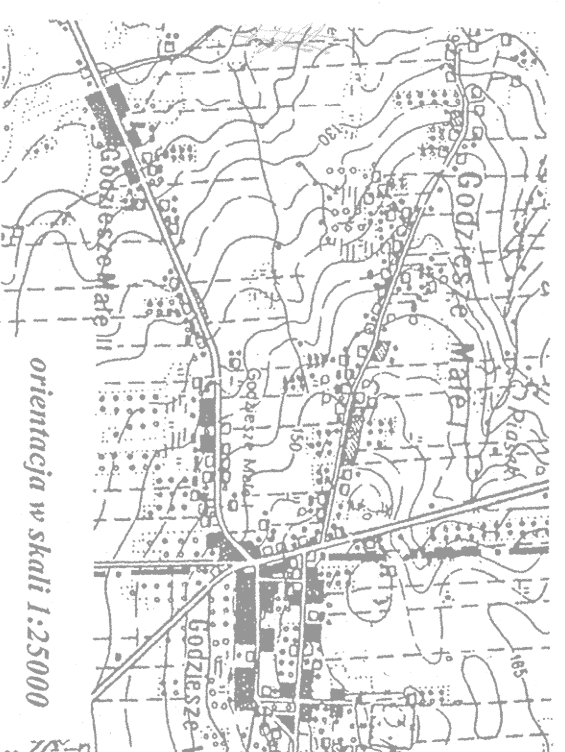

orientacja w skali 1:25000

# SIEĆ WODOCIĄGOWA PVCØ90 W M-ŚCI GODZIESZE MAŁE GMINA GODZIESZE WIELKIE


skala 1:1000

STANOWISKO KALISKI  
Pomiarowy obszar dokumentacji  
Geodezyjnej i Kartograficznej  
W obszarze oznaczonym na rysunku  
dokonano orientacji i pomiarów  
zaznaczonych. Dok. mierz. i pomiarowy  
zrzepłałogowy w trybie 2010-02-03  
pomiarów w trybie 2010-02-03  
PRZYJĘTA WZGLĘDNYM  
DO PLANU OBRĘBOWYCH  
WZGLĘDNYM  
2010-02-03  
K. S. RYBICKI  
70-117 WIEGOWA, 62-800 KALISZ  
GEODEZYJNA I KARTOGRAFICZNA

Znaki geodezyjne  
urządzenie zabezpieczające  
te znaki oraz budowle triangulacyjne  
podlegają ochronie

Usługi geodezyjne  
Stanisław Wojciechowski  
ul. Radwana 10, tel.: (0-62) 757 56 52  
62-800 KALISZ  
Nr UP: MGP/14286  
NIP: 618-105-23-10, K.C.O.N. 236537500

Geodeta Uprawniony  
Stanisław Wojciechowski  
ul. Radwana 10  
62-800 KALISZ  
Nr Op. MG/14286

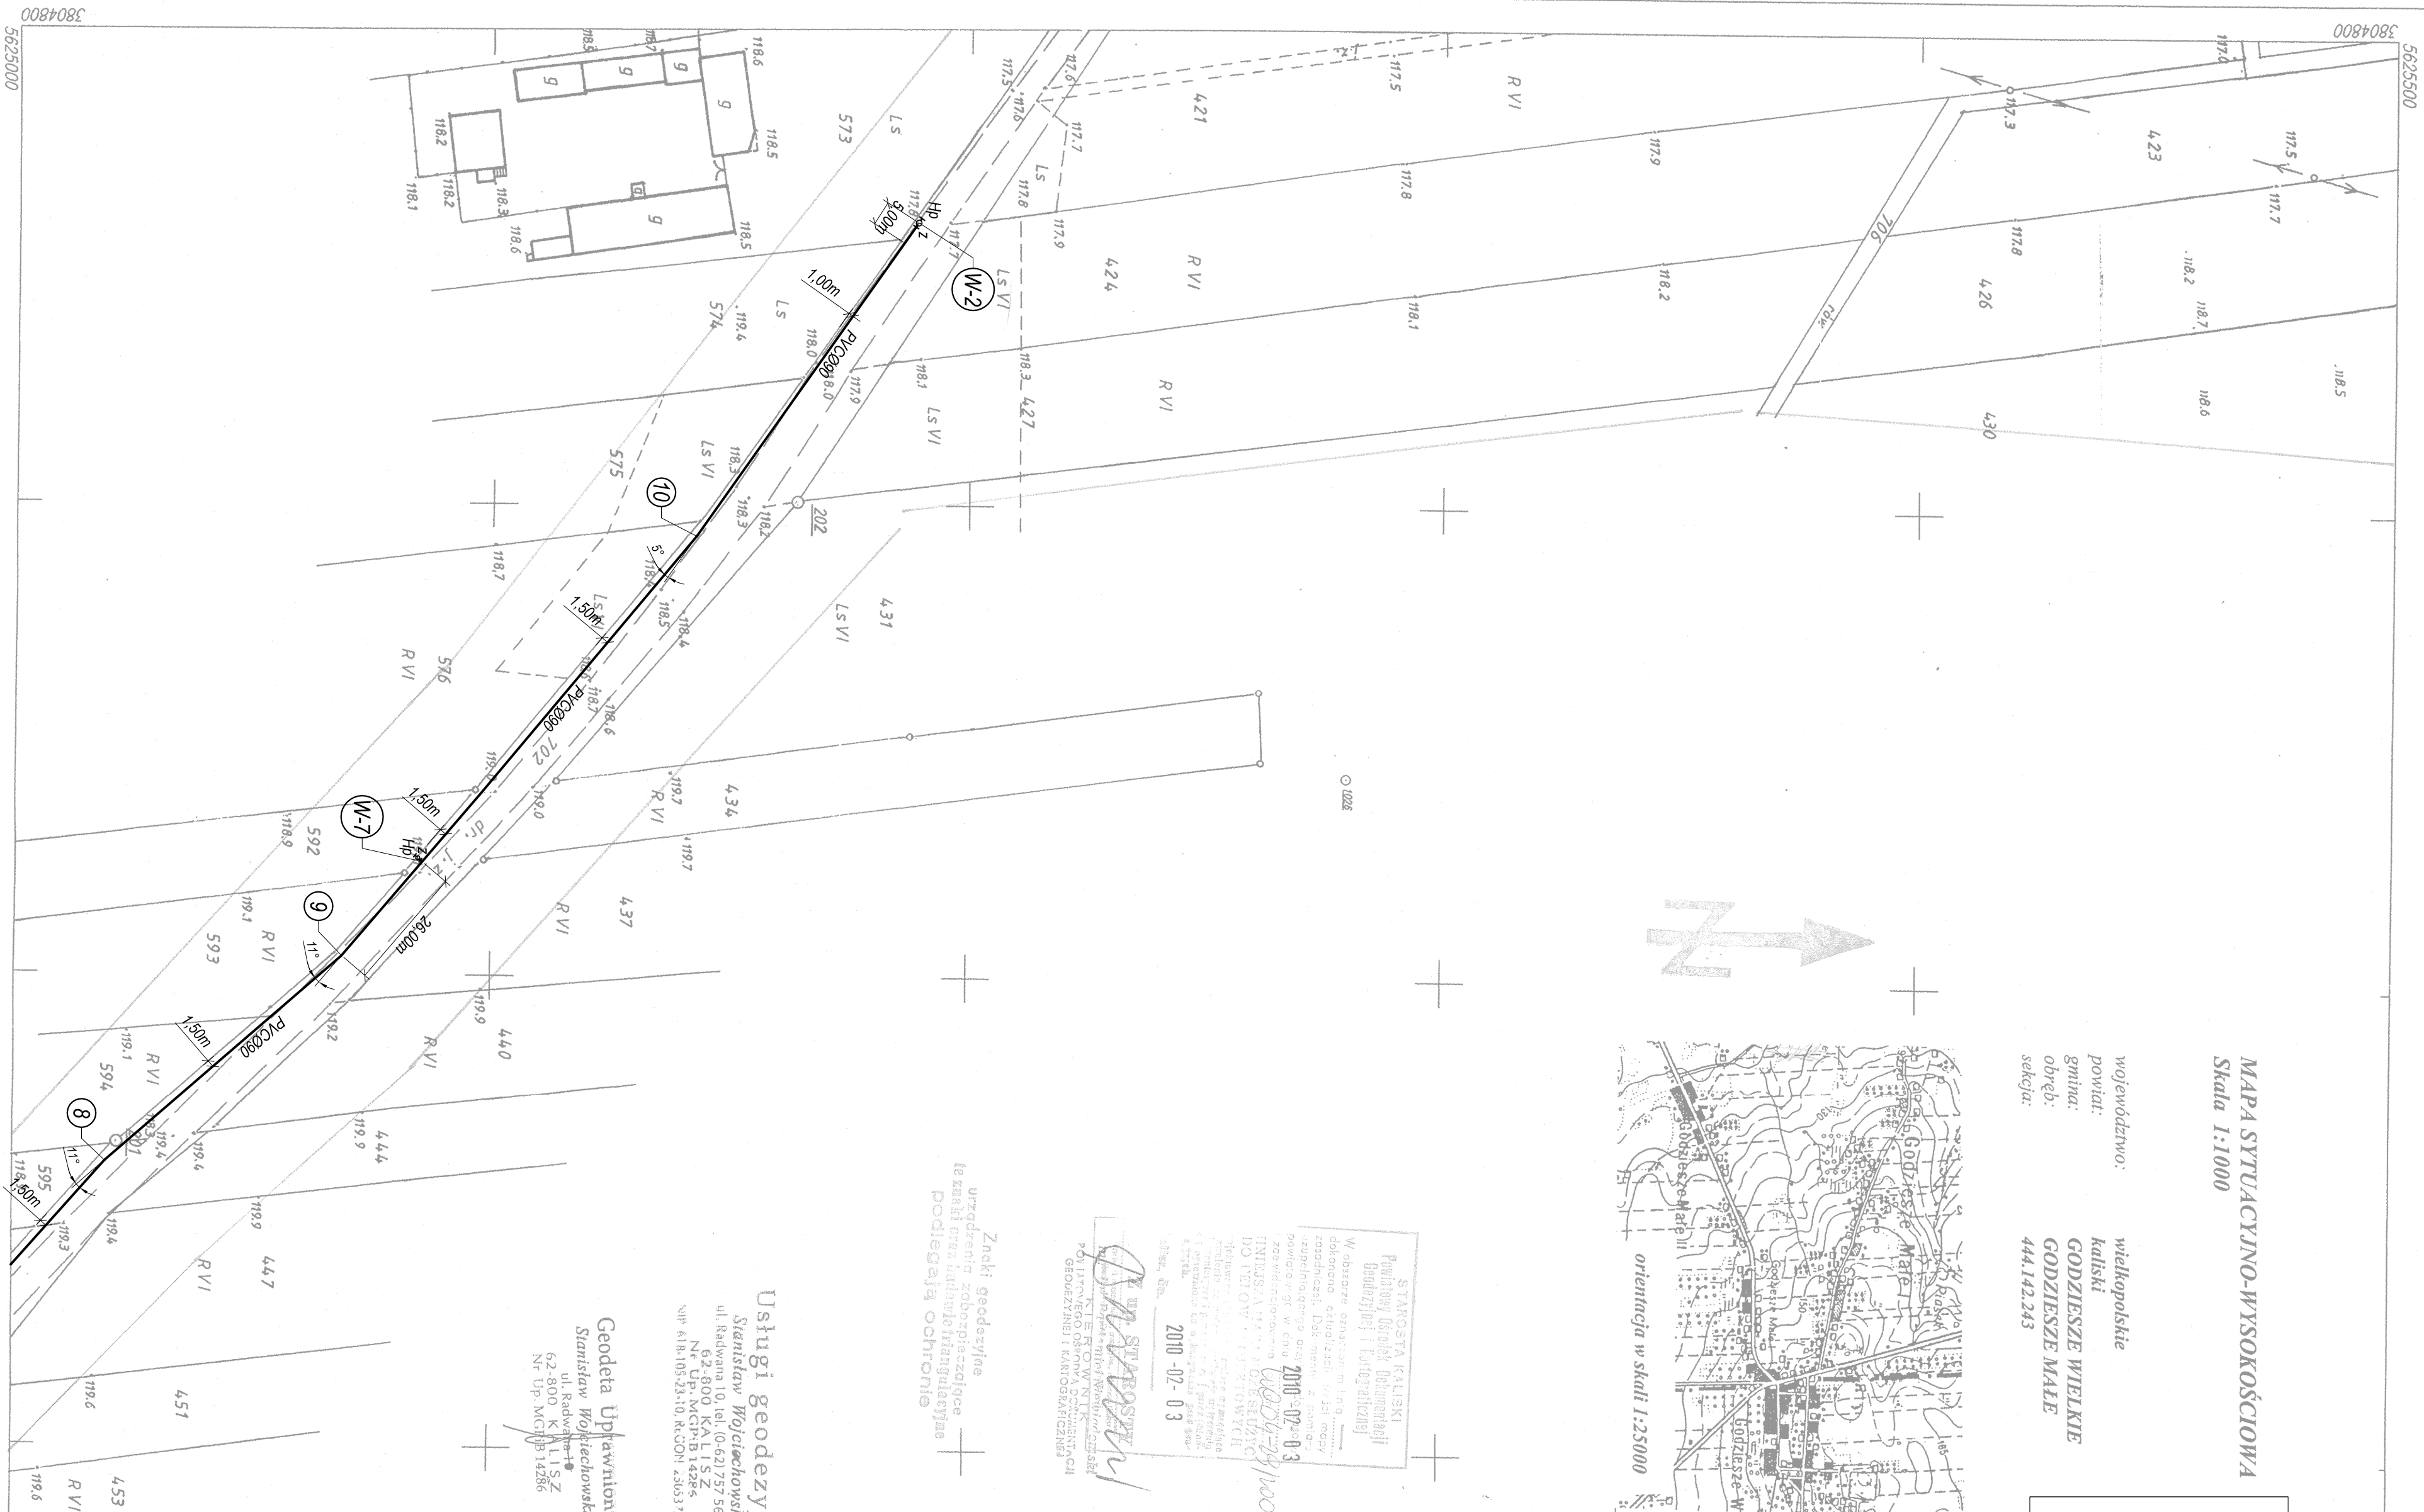

<b>PRACOWNIA PROJEKTOWA</b>		<b>SIEĆ INSTALACJI SANITARNYCH</b>			
Branża: Instalacje sanitarne		Obręb: 62-800 Kalisz		Data: 05.2011r.	
Projekt budowlany		SIEĆ WODOCIĄGOWA PVCØ90 W M-ŚCI GODZIESZE MAŁE		Skala: 1:1000	
Projektant: mgr inż. A. Lisiecki		GMINA GODZIESZE WIELKIE, POWIAT KALISKI		Data: 05.2011r.	
Projektant: mgr inż. S. Lisiecki		Gmina Godziesze Wielkie		Skala: 1:1000	
Sprawdził: mgr inż. M. Lisiecka		PLAN ZAGOSPODAROWANIA TERENU		Data: 05.2011r.	
		SIEĆ WODOCIĄGOWA PVCØ90		Skala: 1:1000	