

444.144.071


444.144.073

Łączy odcinek IV

**PROJEKT ZAGOSPODAROWANIA TERENU
SIECI KANALIZACJI SANITARNEJ
GRAWITACYJNO-TŁOCZNEJ
W M-ŚCI WOLA DROSZEWSKA
GMINA GODZIESZE WIELKIE
SKALA 1:1000**

218
7
R

220
1
R

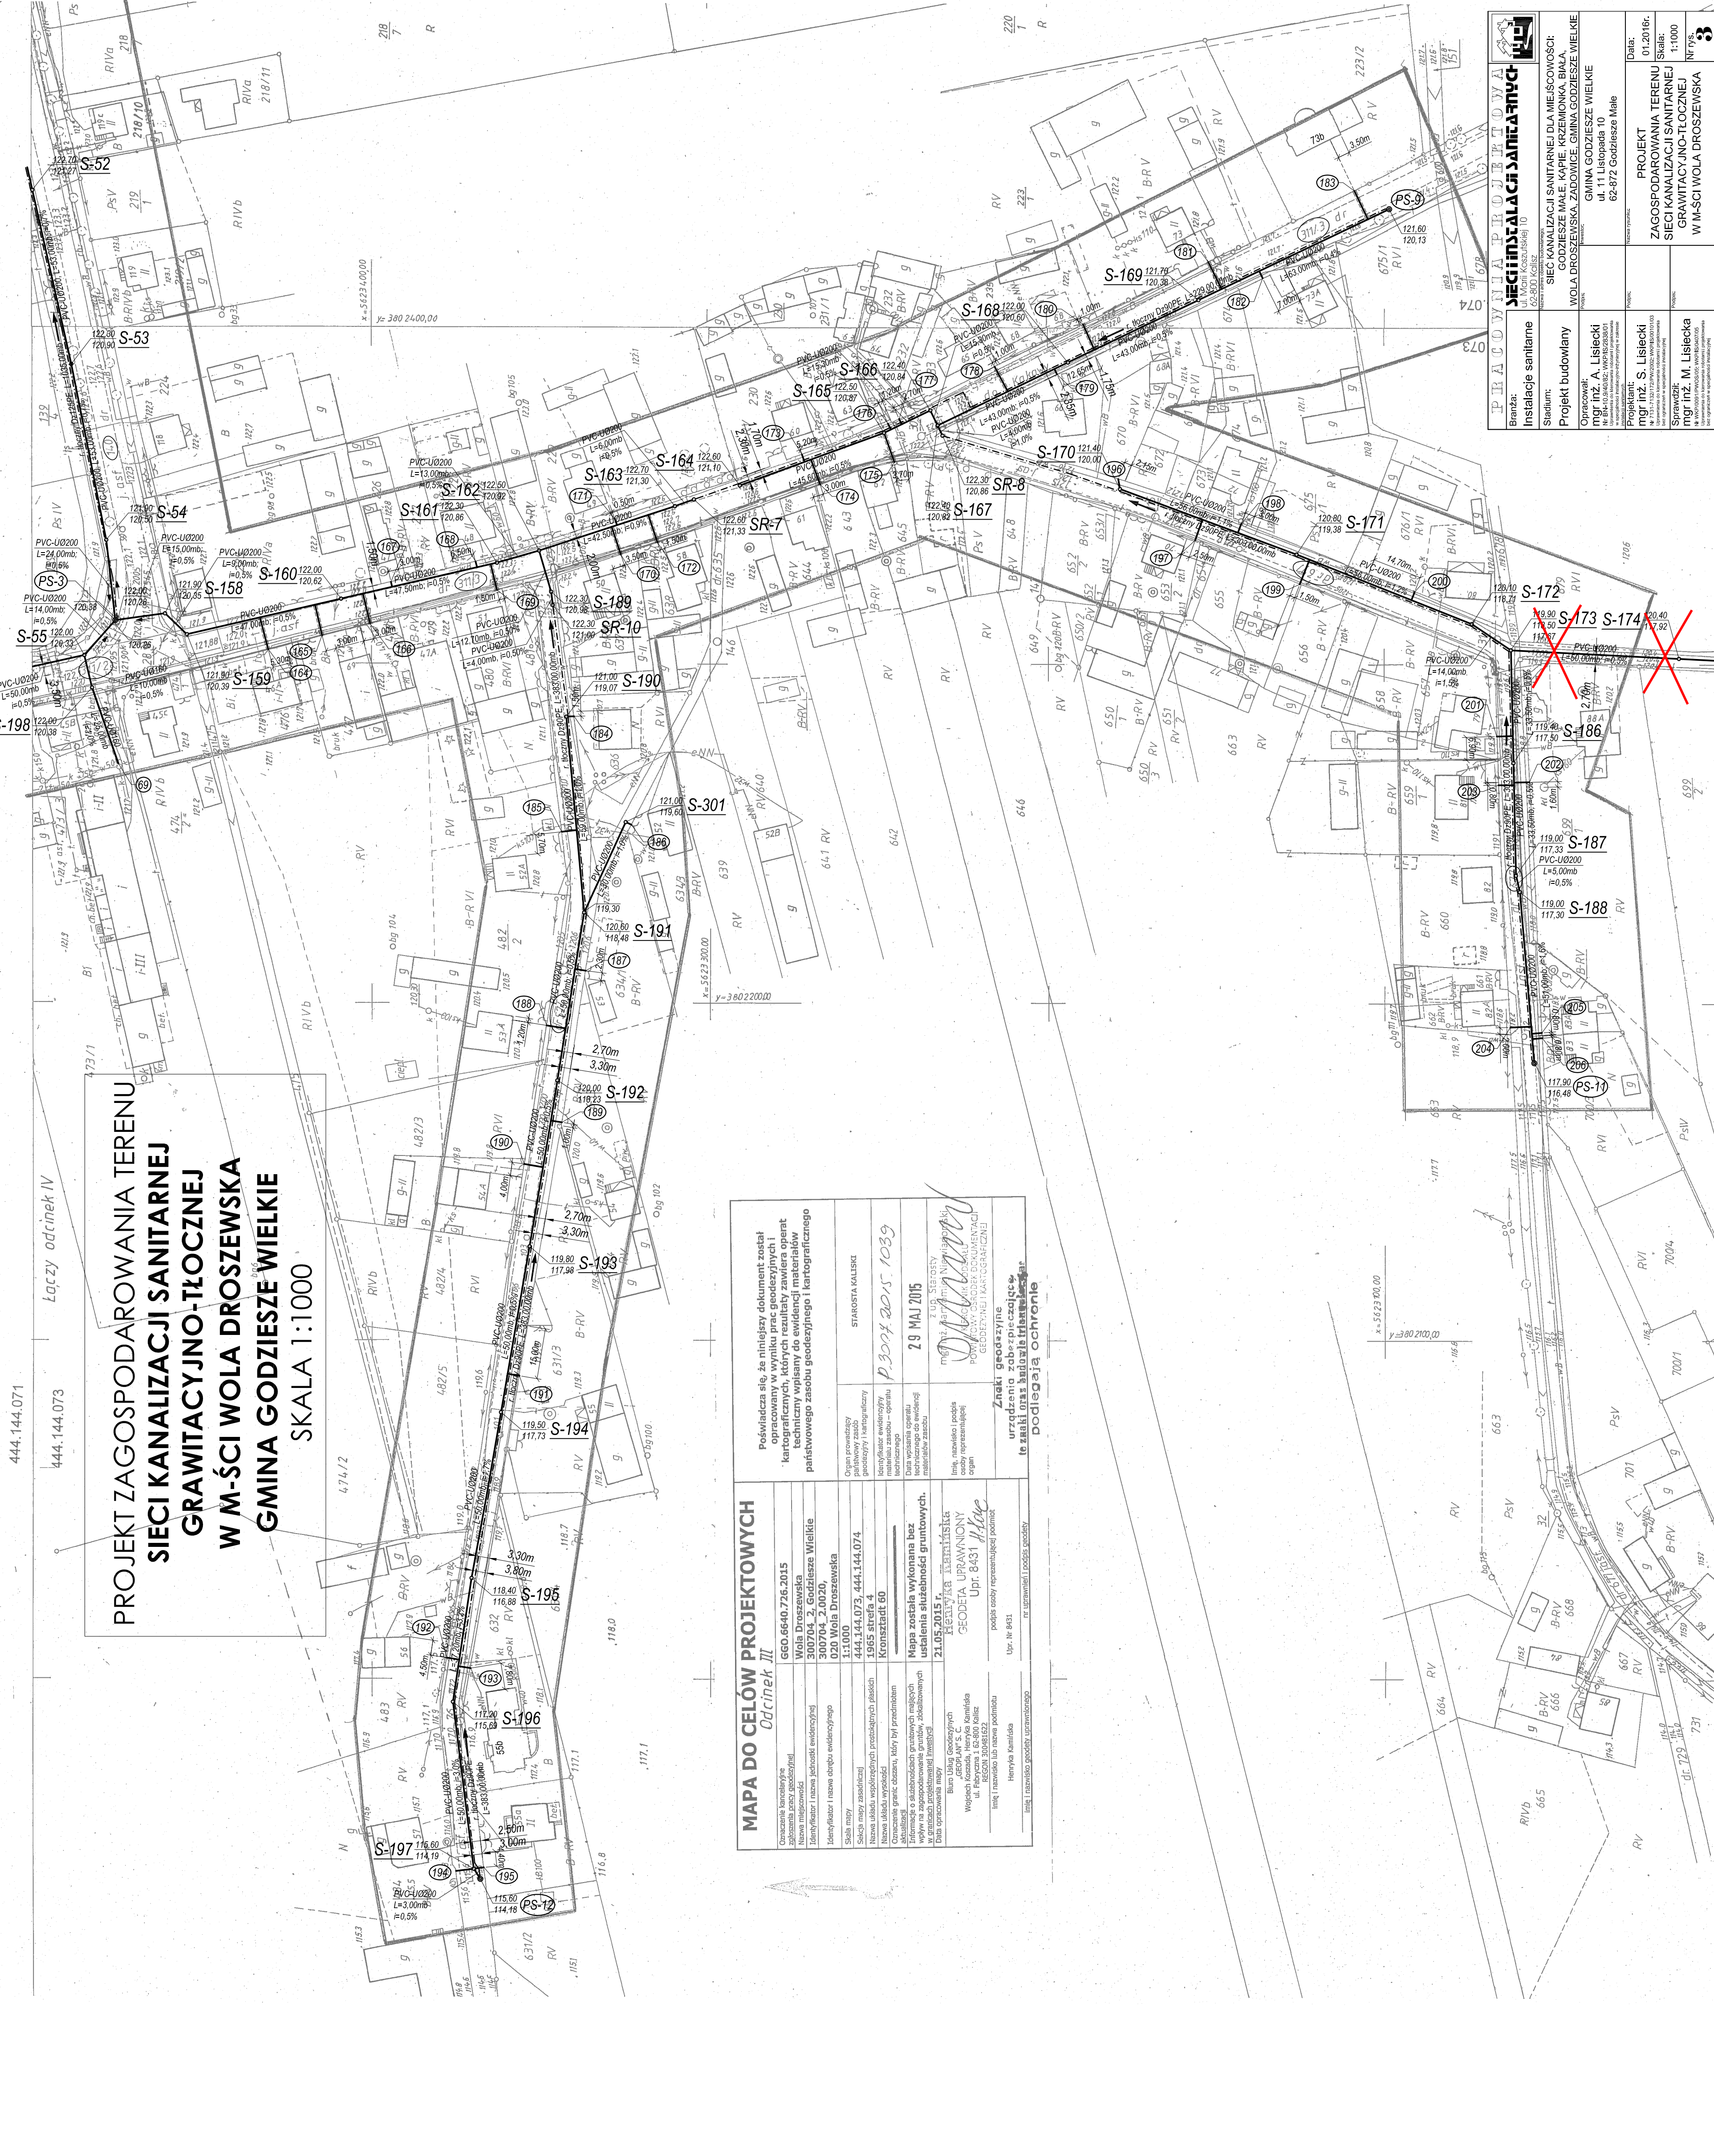

| | | | |
|--|--|--|--|
| MAPA DO CELÓW PROJEKTOWYCH Odcinek III | | Poświadcza się, że niniejszy dokument został opracowany w wyniku prac geodezyjnych i kartograficznych, których rezultaty zawierają operat techniczny wpisany do ewidencji materiałów państwowego zasobu geodezyjnego i kartograficznego | |
| Nazwa inwestycji: GGO.6640.726.2015 Nazwa miejscowości: Wola Droszewska Identyfikator i nazwa obiektu ewidencyjnego: 300704_2_Godziesze Wielkie Identyfikator i nazwa obiektu ewidencyjnego: 020 Wola Droszewska Skala mapy: 1:1000 Słoneczna mapa zasadnicza: 444.144.073, 444.144.074 Nazwa i adres wytwórcy: 1565 Silesia 1565 Silesia Informacja o statusie: Mapa została wykonana bez ustalenia siłowności gruntu. | | Organ prowadzący: STAROSTA KALISKI Identyfikator ewidencyjny: P.3004.20.5.1039 Nazwa i adres wytwórcy: 29 MAJ 2015 Informacja o statusie: Znak geodezyjno-kartograficzny jest zgodny z opisem w ewidencji państwowego zasobu geodezyjnego i kartograficznego. | |
| Data opracowania mapy: 21.05.2015 r. Nazwa i adres wytwórcy: Biuro Usług Geodezyjnych i Kartograficznych "GEODETA UPRAWNIONY" Upr. 6431 HAWC Informacja o statusie: Mapa i zestawienie zostały opracowane zgodnie z przepisami ustawy o geodezji inżynierskiej. | | Informacja o statusie: Znak geodezyjno-kartograficzny jest zgodny z opisem w ewidencji państwowego zasobu geodezyjnego i kartograficznego. | |

PRACOWNIA PROJEKTOWA
SECI I SYSTALI SANITARNYCH
ul. Monte Kasimierzy 10
62-800 Godziesze Wielkie

Instalacje sanitarne
SIEĆ KANALIZACJI SANITARNEJ DLA MIEJSCOWOŚCI: GODZIESZE MAŁE, KAPIE, KRZENIONKA, BIAŁA WOLA DROSZEWSKA, ZADOMICE, GMINA GODZIESZE WIELKIE

Projekt budowlany
mgr inż. A. Lisiecki
NIP 741-014-026; NIP 741-014-027; NIP 741-014-028; NIP 741-014-029; NIP 741-014-030

Projektant: mgr inż. S. Lisiecki
NIP 741-014-026; NIP 741-014-027; NIP 741-014-028; NIP 741-014-029; NIP 741-014-030

Sprawdził: mgr inż. M. Lisiecka
NIP 741-014-026; NIP 741-014-027; NIP 741-014-028; NIP 741-014-029; NIP 741-014-030

Data: 01.2016r.
Skala: 1:1000
Nr rys.: 3

PROJEKT
ZAGOSPODAROWANIA TERENU
SIECI KANALIZACJI SANITARNEJ
GRAWITACYJNO-TŁOCZNEJ
W M-ŚCI WOLA DROSZEWSKA

GMINA GODZIESZE WIELKIE
ul. 11 Listopada 10
62-872 Godziesze Małe