 



LEGENDA:



jednostka grzewczo-wentylacyjna
 jednostka odzysku ciepła
 montaż ścienny
 Qgrz= 10,0 kW (80/60/5)
 Vmaxww = 150-1200 m³/h
 I_{max} = 1,9 A, Nel_{max} = 420 W
 Zasilanie: 230 V / 50 Hz
 m_s = 77,5 kg
 moc odzysku: 3,0-15,0 kW
 sprawność odzysku sucha/noktra: 74,7 / 80,9%
 Sterowanie: wyposażony w moduł sterujący - komunikacja MODBUS RTU, zabezpieczenie przeciwzamorżeniowe, regulacja temp. powietrza nawiewanego



 
nagrzewnica wodna
 montaż nacienny
 Q = 12,3 kW (70/50/16)
 przy nastawie: 3 bieg wyd. went.
 V = 1000/1400/1800 m³/h
 I_{max} = 0,6 A
 Nel_{max} = 130 W
 Zasilanie: 230V/50Hz
 Masa: 11,3 kg
 Przyłącze: 1/2"



montaż w metalowej
 kratce osłonowej
 zabezpieczającej
 przed uderzeniem
 pliką

montaż w metalowej
 kratce osłonowej
 zabezpieczającej
 przed uderzeniem
 pliką

montaż w metalowej
 kratce osłonowej
 zabezpieczającej
 przed uderzeniem
 pliką

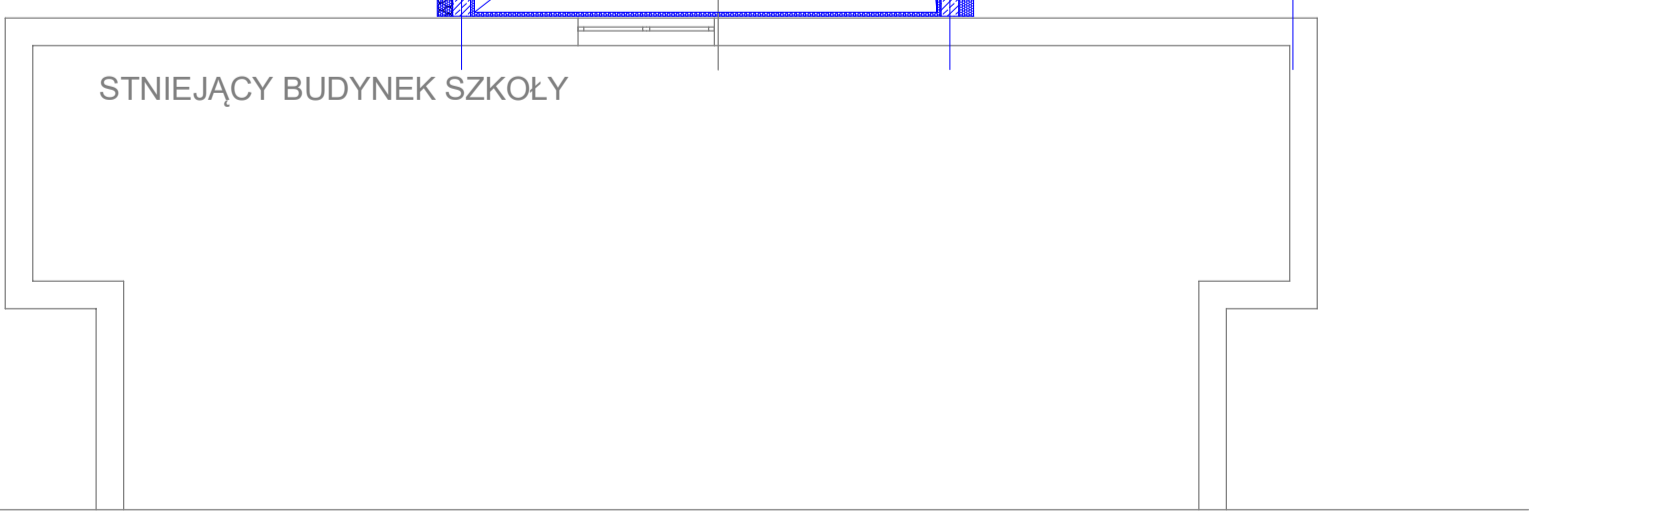

Termoprojekci <small>Audyty energetyczne Projektowanie i nadzór Instalacje elektryczne http://www.termoprojekci.pl</small>	
RZUT NA WYSOKOŚCI +5,50 - INSTALACJA WENTYLACJI	
Investor	Gmina Godziszewo Wielkie
Obiekt	62-572 Godziszewo Wielkie, ul. 11 Listopada 10 Rozbudowa zespołu szkolno-przedszkolnego w Słobnie Siodlonym o budynek sali gimnastycznej z łącznikiem
Adres obiektu	Słobno Siodlone 26, gm. Godziszewo Wielkie, ul., dz. nr 238/1, 239, obręb 0016, jednostka ewidencyjna 300704_2
Inst. sanit.:	mgr inż. Tomasz Sajnał
Nr uprawnień:	WK.P/0299/PWOS/08 spec. inst. sanit.
Sprawdzający:	inż. Matej Bekta
Nr uprawnień:	WK.P/0127/POOS/08 spec. inst. sanit.
Operowała:	mgr inż. Małgorzata Biłska
Nr uprawnień:	spec. inst. sanit.
Skala 1:100	Data opracowania 21.12.2018r.
	Nr rys. IS.05
	Str.