

PROJEKT ZAGOSPODAROWANIA TERENU SIECI KANALIZACJI SANITARNEJ GRAWITACYJNO-TŁOCZNEJ W M-ŚCI ZADOWICE GMINA GODZIEZSE WIELKIE SKALA 1:1000

MAPA DO CELÓW PROJEKTOWYCH Odcinek VI	
Opis techniczny	GGO.6640.726.2015
Zadawca	Zadawca
Identyfikator / Nazwa technicznej ewidencyjnej	300704_2_Godziesze Wielkie
Identyfikator / Nazwa części ewidencyjnej	300704_2.0021_021 Zadowice
Skala mapy	1:1000
Stacja mapy zasadniczej	444.142.221.444.142.212
Nazwa lub nazwy adresów	1965 strefa 4
Nazwa lub nazwy adresów (sąsiednich działek)	Kronsztaf 60
Data wykonania pomiarów	
Data opracowania mapy	21.05.2015 r.
Mapa została wykonana bez ustalenia słuszności grunтовых.	
Burowiska Geodezyjne Biuro inżyniera kamionika HENRYKA KAMIŃSKA ul. Fabryczna 1 cz. 600 Kolisz tel. 71 720 09 20 www.hk.kalisz.pl	
Wytyczne, materiały, rysunki ul. Fabryczna 1 cz. 600 Kolisz tel. 71 720 09 20 www.hk.kalisz.pl	
Wzrost, data urodzenia, imię i nazwisko Henryka Kamińska	
Podpis osoby reprezentującej podmiot	
Upz. nr 601	H. Kac
nr uprawnień i podpis geodety	
Zakaz kopiowania i rozpowszechniania bez zgody biura inżyniera kamionika HENRYKA KAMIŃSKA ul. Fabryczna 1 cz. 600 Kolisz tel. 71 720 09 20 www.hk.kalisz.pl	

Opis techniczny	GGO.6640.726.2015
Zadawca	Zadawca
Identyfikator / Nazwa technicznej ewidencyjnej	300704_2_Godziesze Wielkie
Identyfikator / Nazwa części ewidencyjnej	300704_2.0021_021 Zadowice
Skala mapy	1:1000
Stacja mapy zasadniczej	444.142.221.444.142.212
Nazwa lub nazwy adresów	1965 strefa 4
Nazwa lub nazwy adresów (sąsiednich działek)	Kronsztaf 60
Data wykonania pomiarów	
Data opracowania mapy	21.05.2015 r.
Mapa została wykonana bez ustalenia słuszności gruntowych.	
Burowiska Geodezyjne Biuro inżyniera kamionika HENRYKA KAMIŃSKA ul. Fabryczna 1 cz. 600 Kolisz tel. 71 720 09 20 www.hk.kalisz.pl	
Wytyczne, materiały, rysunki ul. Fabryczna 1 cz. 600 Kolisz tel. 71 720 09 20 www.hk.kalisz.pl	
Wzrost, data urodzenia, imię i nazwisko Henryka Kamińska	
Podpis osoby reprezentującej podmiot	
Upz. nr 601	H. Kac
nr uprawnień i podpis geodety	
Zakaz kopiowania i rozpowszechniania bez zgody biura inżyniera kamionika HENRYKA KAMIŃSKA ul. Fabryczna 1 cz. 600 Kolisz tel. 71 720 09 20 www.hk.kalisz.pl	


Poswiadcza się, że niniejszy dokument został opracowany w wymiarze prac geodezyjnych i technicznych i nie posiada on cech dokumentu technicznego w rozumieniu ustawy o geodezji państwowego zasobu geodezyjnego i kartograficznego.

Organ prowadzący geodezję państwową: STAROSTA KALISKI

Wzrost, data urodzenia, imię i nazwisko: 29 MAJ 2015

Podpis osoby reprezentującej podmiot: [Podpis]

nr uprawnień i podpis geodety: [Podpis]

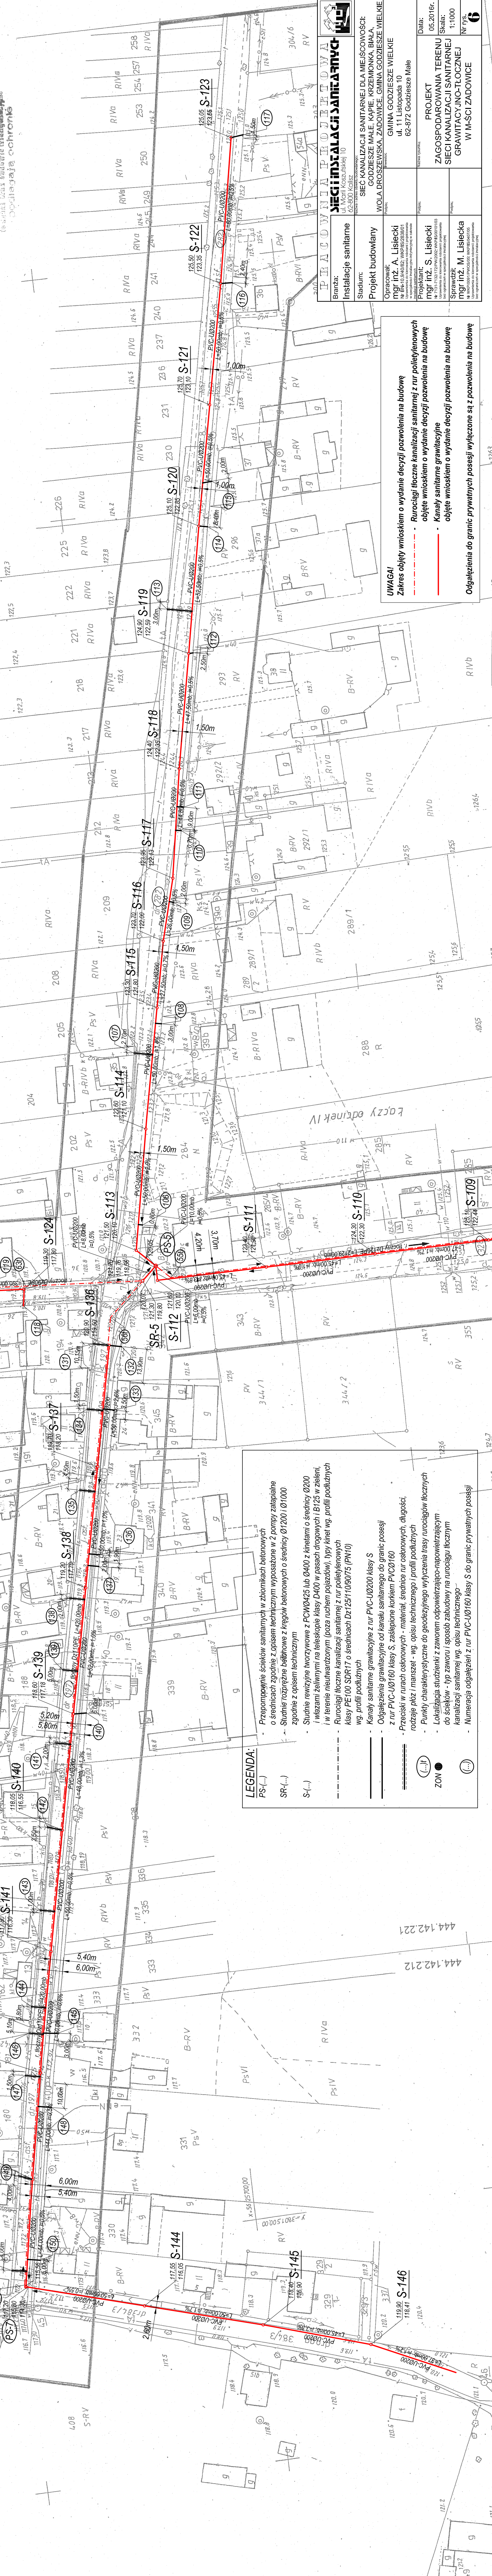

LEGENDA:

- PS(-) - Przepompownia ścieków sanitarnych w zbiornikach betonowych o średnicach zgodnych z opisem technicznym wyposażone w 2 pompy zatapialne zgodnie z opisem technicznym
- SR(-) - Studnie rozprężne betonowe z kręgów betonowych o średnicy Ø1200/101000.
- S(-) - Studnie rewizyjne tworzywowe z PCVM425 lub Ø400 z kłębami o średnicy Ø200 i wkazami żelaznymi na telekopie klasy D400 w pasach drogowych B125 w zieleni, w terenie nieurtatowanym (poza ruchem pojazdów), typu kłęb wg. profili podulicznych Rurociąg łoczne kanalizacyjno sanitarny z rur polietylenowych klasy PE100 SDR17 o średnicach D125/1090/75 (PN10) wg. profili podulicznych
- - - - - Kanaly sanitarne grawitacyjne z rur PVC-U0200 klasy S
- Odłączenia grawitacyjne od kanalu sanitarnego od granic posesji z rur PVC-U0160 klasy S, zastępowane korkiem PVCØ160
- - - - - Przeceiski w rurach osłonowych - materiał średnice rur osłonowych, długości, rodzaje płaz i manszet - wg. opisu technicznego i profili podulicznych
- Punkty charakterystyczne do geodezyjnego wytyczenia tras rurociągów łocznych
- Lokalizacja studzienki z zaworem odpowietrzająco-napowietrzającym do ścieków - typ zaworu i sposób zabudowy na rurociągu łocznym kanalizacyjno sanitarny wg. opisu technicznego
- Numeracja odłączeń z rur PVC-U0160 klasy S do granic prywatnych posesji

UWAGA!
Zakres objęty wnioskiem o wydanie decyzji pozwolenia na budowę
Rurociągi łoczne kanalizacyjno sanitarny z rur polietylenowych
objęte wnioskiem o wydanie decyzji pozwolenia na budowę
Kanalizacja sanitarne grawitacyjne
objęte wnioskiem o wydanie decyzji pozwolenia na budowę
Odłączenia do granic prywatnych posesji wyłączone są z pozwolenia na budowę

BRANZA: Instalacje sanitarne	SIĘCIE INŻYNIERSKIE SANITARNE I WAPNIA
STADIUM: Projekt budowlany	SIĘCIE KANALIZACJI SANITARNEJ DLA MIEJSCOWOŚCI: WOLA DROŚZENSKA, ZADOWICE, GMINA GODZIEZSE WIELKIE
OPRACOWAŁ: mgr inż. A. Lisiecki	DATA: 05.2015r.
PROJEKTOWAŁ: mgr inż. S. Lisiecki	SKALA: 1:1000
SPRACOWAŁ: mgr inż. M. Lisiecka	NR RYS.: 6
PROJEKT ZAGOSPODAROWANIA TERENU SIECI KANALIZACJI SANITARNEJ GRAWITACYJNO-TŁOCZNEJ W M-ŚCI ZADOWICE	