


BUDYNEK KONTENEROWY HYDROFORNI

RZUT PARTERU

skala 1:50

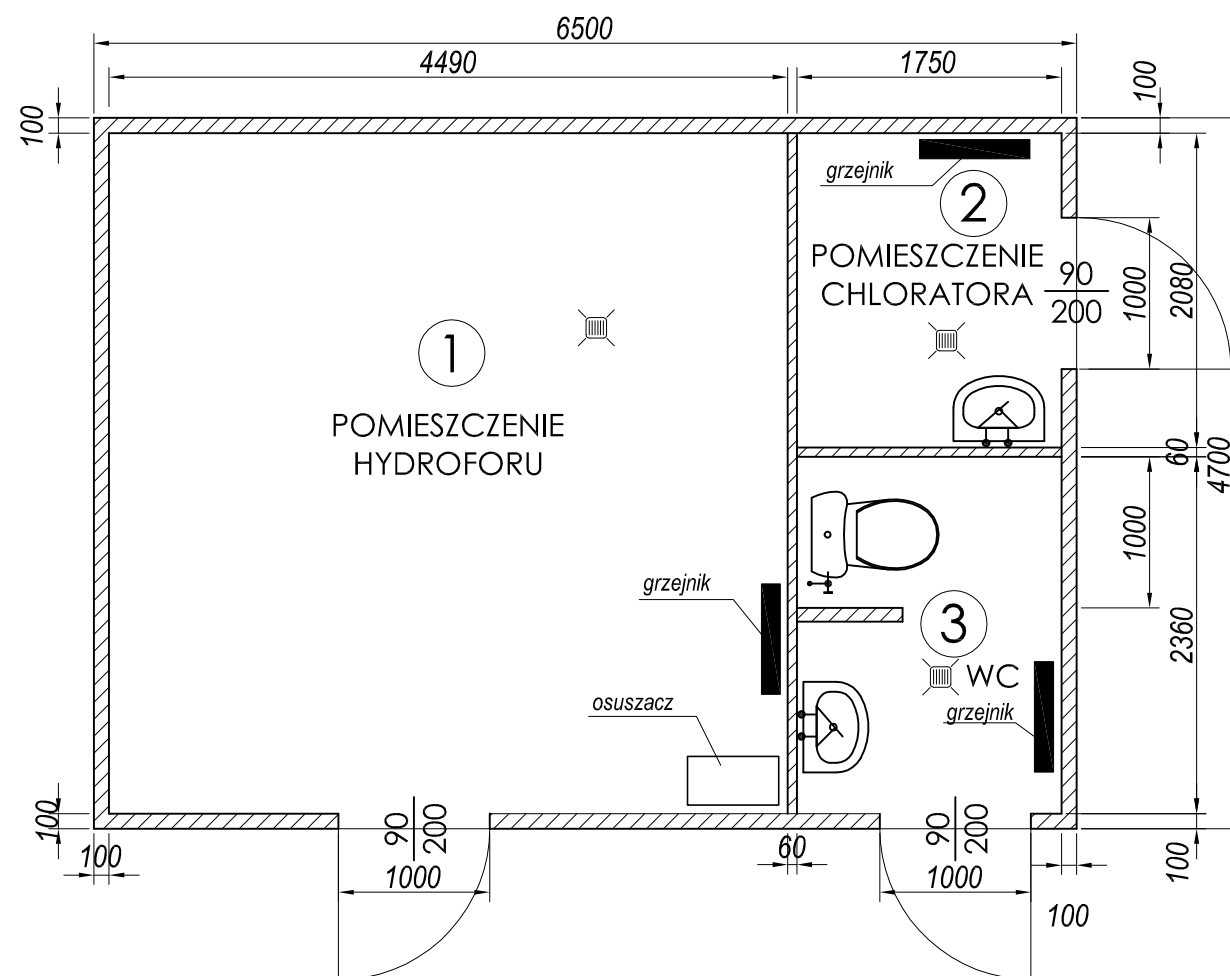

| Zestawienie pomieszczeń | | | |
|-------------------------|--------------------------|----------|------------------------|
| Nr | Nazwa pomieszczenia | Posadzka | Pow. [m ²] |
| 1. | POMIESZCZENIE HYDROFORU | glazura | 20,20 |
| 2. | POMIESZCZENIE CHLORATORA | glazura | 4,13 |
| 3. | WC | glazura | 3,64 |
| RAZEM: | | | 27,97 |

Powierzchnia użytkowa: 27,97m²
 Powierzchnia zabudowy: 30,55m²

| PRACOWNIA PROJEKTOWA | | | |
|---|---|---|--|
| Branża: konstrukcyjno-budowlana | SIECI I INSTALACJI SANITARNYCH ul. Marii Koszuńskiej 10 62-800 Kalisz | | |
| Stadium: Projekt budowlany | Obiekt: STACJA HYDROFOROWA W M-ŚCI WOLICA, GMINA GODZIESZE WIELKIE POWIAT KALISKI | | |
| Projektował: mgr inż. Adam Rabczuk Nr UAN-8386/10/86 WKP/BO/6525/02 | Podpis: | Inwestor: GMINA GODZIESZE WIELKIE ul. 11 Listopada 10 62-872 Godziesze Wielkie | Data: 12.2011r. |
| Sprawdził: mgr inż. Piotr Korczyński Nr BN-10.9/78/80 WKP/BO/2290/01 | Podpis: | BUDYNEK KONTENEROWY HYDROFORNI RZUT PARTERU | Skala: 1:50 Nr rys. 10 |

ERROR: syntaxerror
OFFENDING COMMAND: --nostringval--

STACK:

/Title

()

/Subject

(D:20120816092014+02'00')

/ModDate

()

/Keywords

(PDFCreator Version 0.9.5)

/Creator

(D:20120816092014+02'00')

/CreationDate

(user)

/Author

-mark-