


PROJEKTOWANA KOMORA ZASUW SCHEMAT ZBROJENIA LEWEJ PŁYTY POKRYWOWEJ

skala 1:20

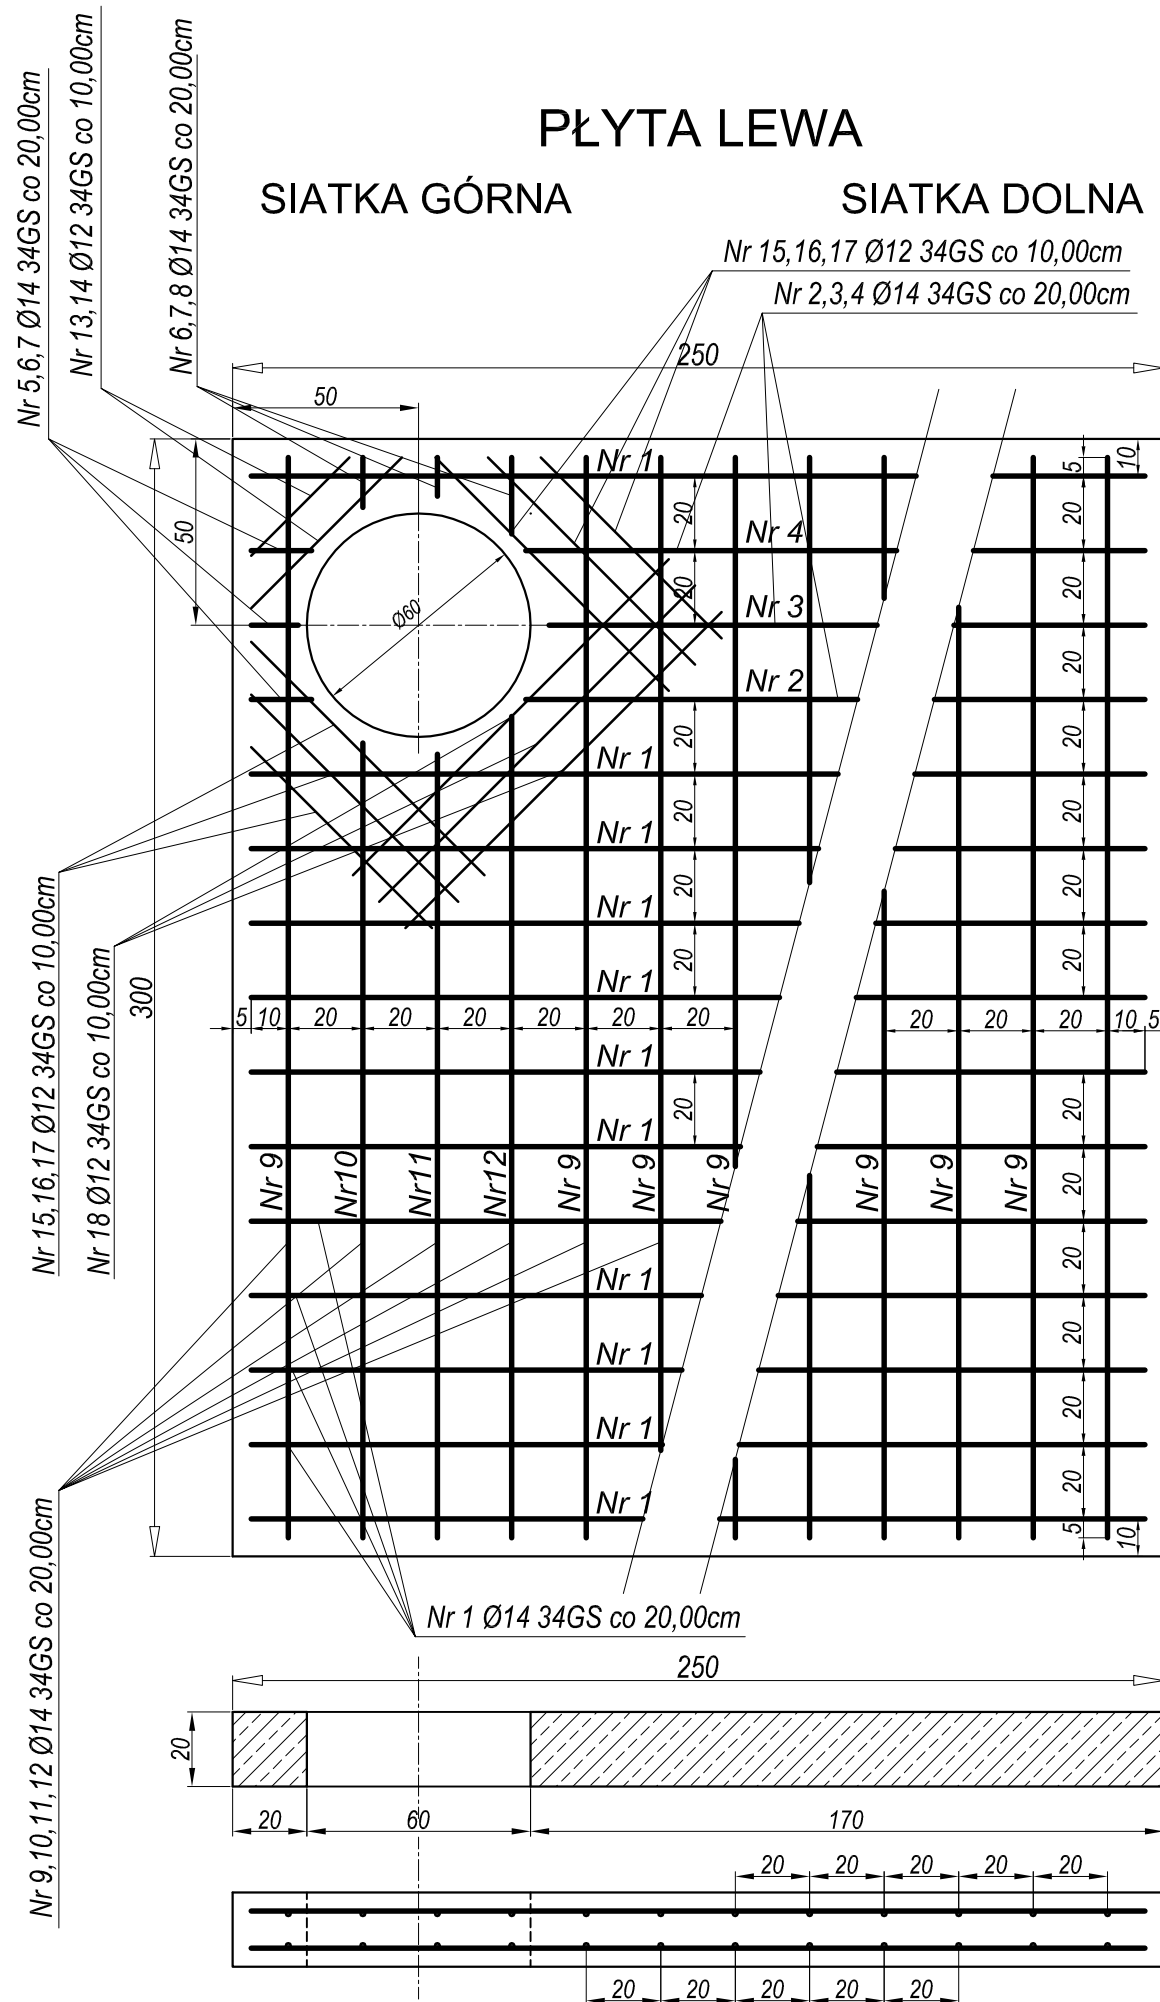


ZESTAWIENIE STALI ZBROJENIOWEJ (dla lewej płyty pokrywowej)

NR	Ø	DŁUGOŚĆ PRĘTA [M]	ILOŚĆ SZT.	STAL A-I, A-III		
				Ø 8	Ø 12	Ø 14
1	14	2,40	24			57,60
2	14	1,66	2			3,32
3	14	1,60	2			3,20
4	14	1,66	2			3,32
5	14	0,16	2			0,32
6	14	0,12	2			0,24
7	14	0,16	4			0,64
8	14	0,20	2			0,40
9	14	2,90	18			52,20
10	14	2,13	2			4,26
11	14	2,10	2			4,20
12	14	2,20	2			4,40
13	12	0,37	2		0,74	
14	12	0,57	2		1,14	
15	12	0,89	4		3,56	
16	12	0,79	4		3,16	
17	12	0,69	4		2,76	
18	12	1,20	6		7,20	
19	8	0,91	8	7,28		
DŁUGOŚĆ CAŁKOWITA [M]				7,28	18,56	134,10
MASA JEDNOSTKOWA [KG/M]				0,395	0,888	1,21
MASA CAŁKOWITA + 3% [KG]				2,96	18,29	162,26
OGÓŁEM				183,51 KG		

otulina c = 5 cm

beton klasy C20/25 (dawna kl. B-25) W8 F150
stal A-III (34GS)

WKŁADKA DYSTANSOWA DO ZBROJENIA

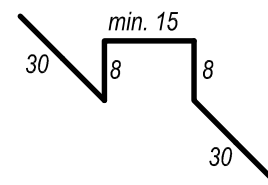

Nr 19 Ø 8 St03Sx, 1 szt./1 m², L=91 cm

PRACOWNIA PROJEKTOWA			
Branża: konstrukcyjno-budowlana	SIECI I INSTALACJI SANITARNYCH ul. Marii Koszutskiej 10 62-800 Kalisz		
Stadium: Projekt budowlany	Obiekt: STACJA HYDROFOROWA W M-ŚCI WOLICA, GMINA GODZIESZE WIELKIE POWIAT KALISKI		
Projektował: mgr inż. Adam Rabczuk Nr UAN-8386/10/86 WKP/BO/6525/02	Podpis:	Investor: GMINA GODZIESZE WIELKIE ul. 11 Listopada 10 62-872 Godziesze Wielkie	Data: 12.2011r.
Sprawdził: mgr inż. Piotr Korczyński Nr BN-10.9/78/80 WKP/BO/2290/01	Podpis:	KOMORA ZASUW SCHEMAT ZBROJENIA LEWEJ PŁYTY POKRYWOWEJ	Skala: 1:20 Nr rys. 7

ERROR: syntaxerror
OFFENDING COMMAND: --nostringval--

STACK:

```
/Title  
( )  
/Subject  
(D:20120816092757+02'00' )  
/ModDate  
( )  
/Keywords  
(PDFCreator Version 0.9.5)  
/Creator  
(D:20120816092757+02'00' )  
/CreationDate  
(user)  
/Author  
-mark-
```