


**PROJEKT ZAGOSPODAROWANIA TERENU  
WODOCIĄG TRANZYTOWY Dz110PE  
DO STACJI HYDROFOROWEJ  
W M-ŚCI WOLICA, GMINA GODZIESZE WIELKIE  
POWIAT KALISKI  
skala 1:1000**

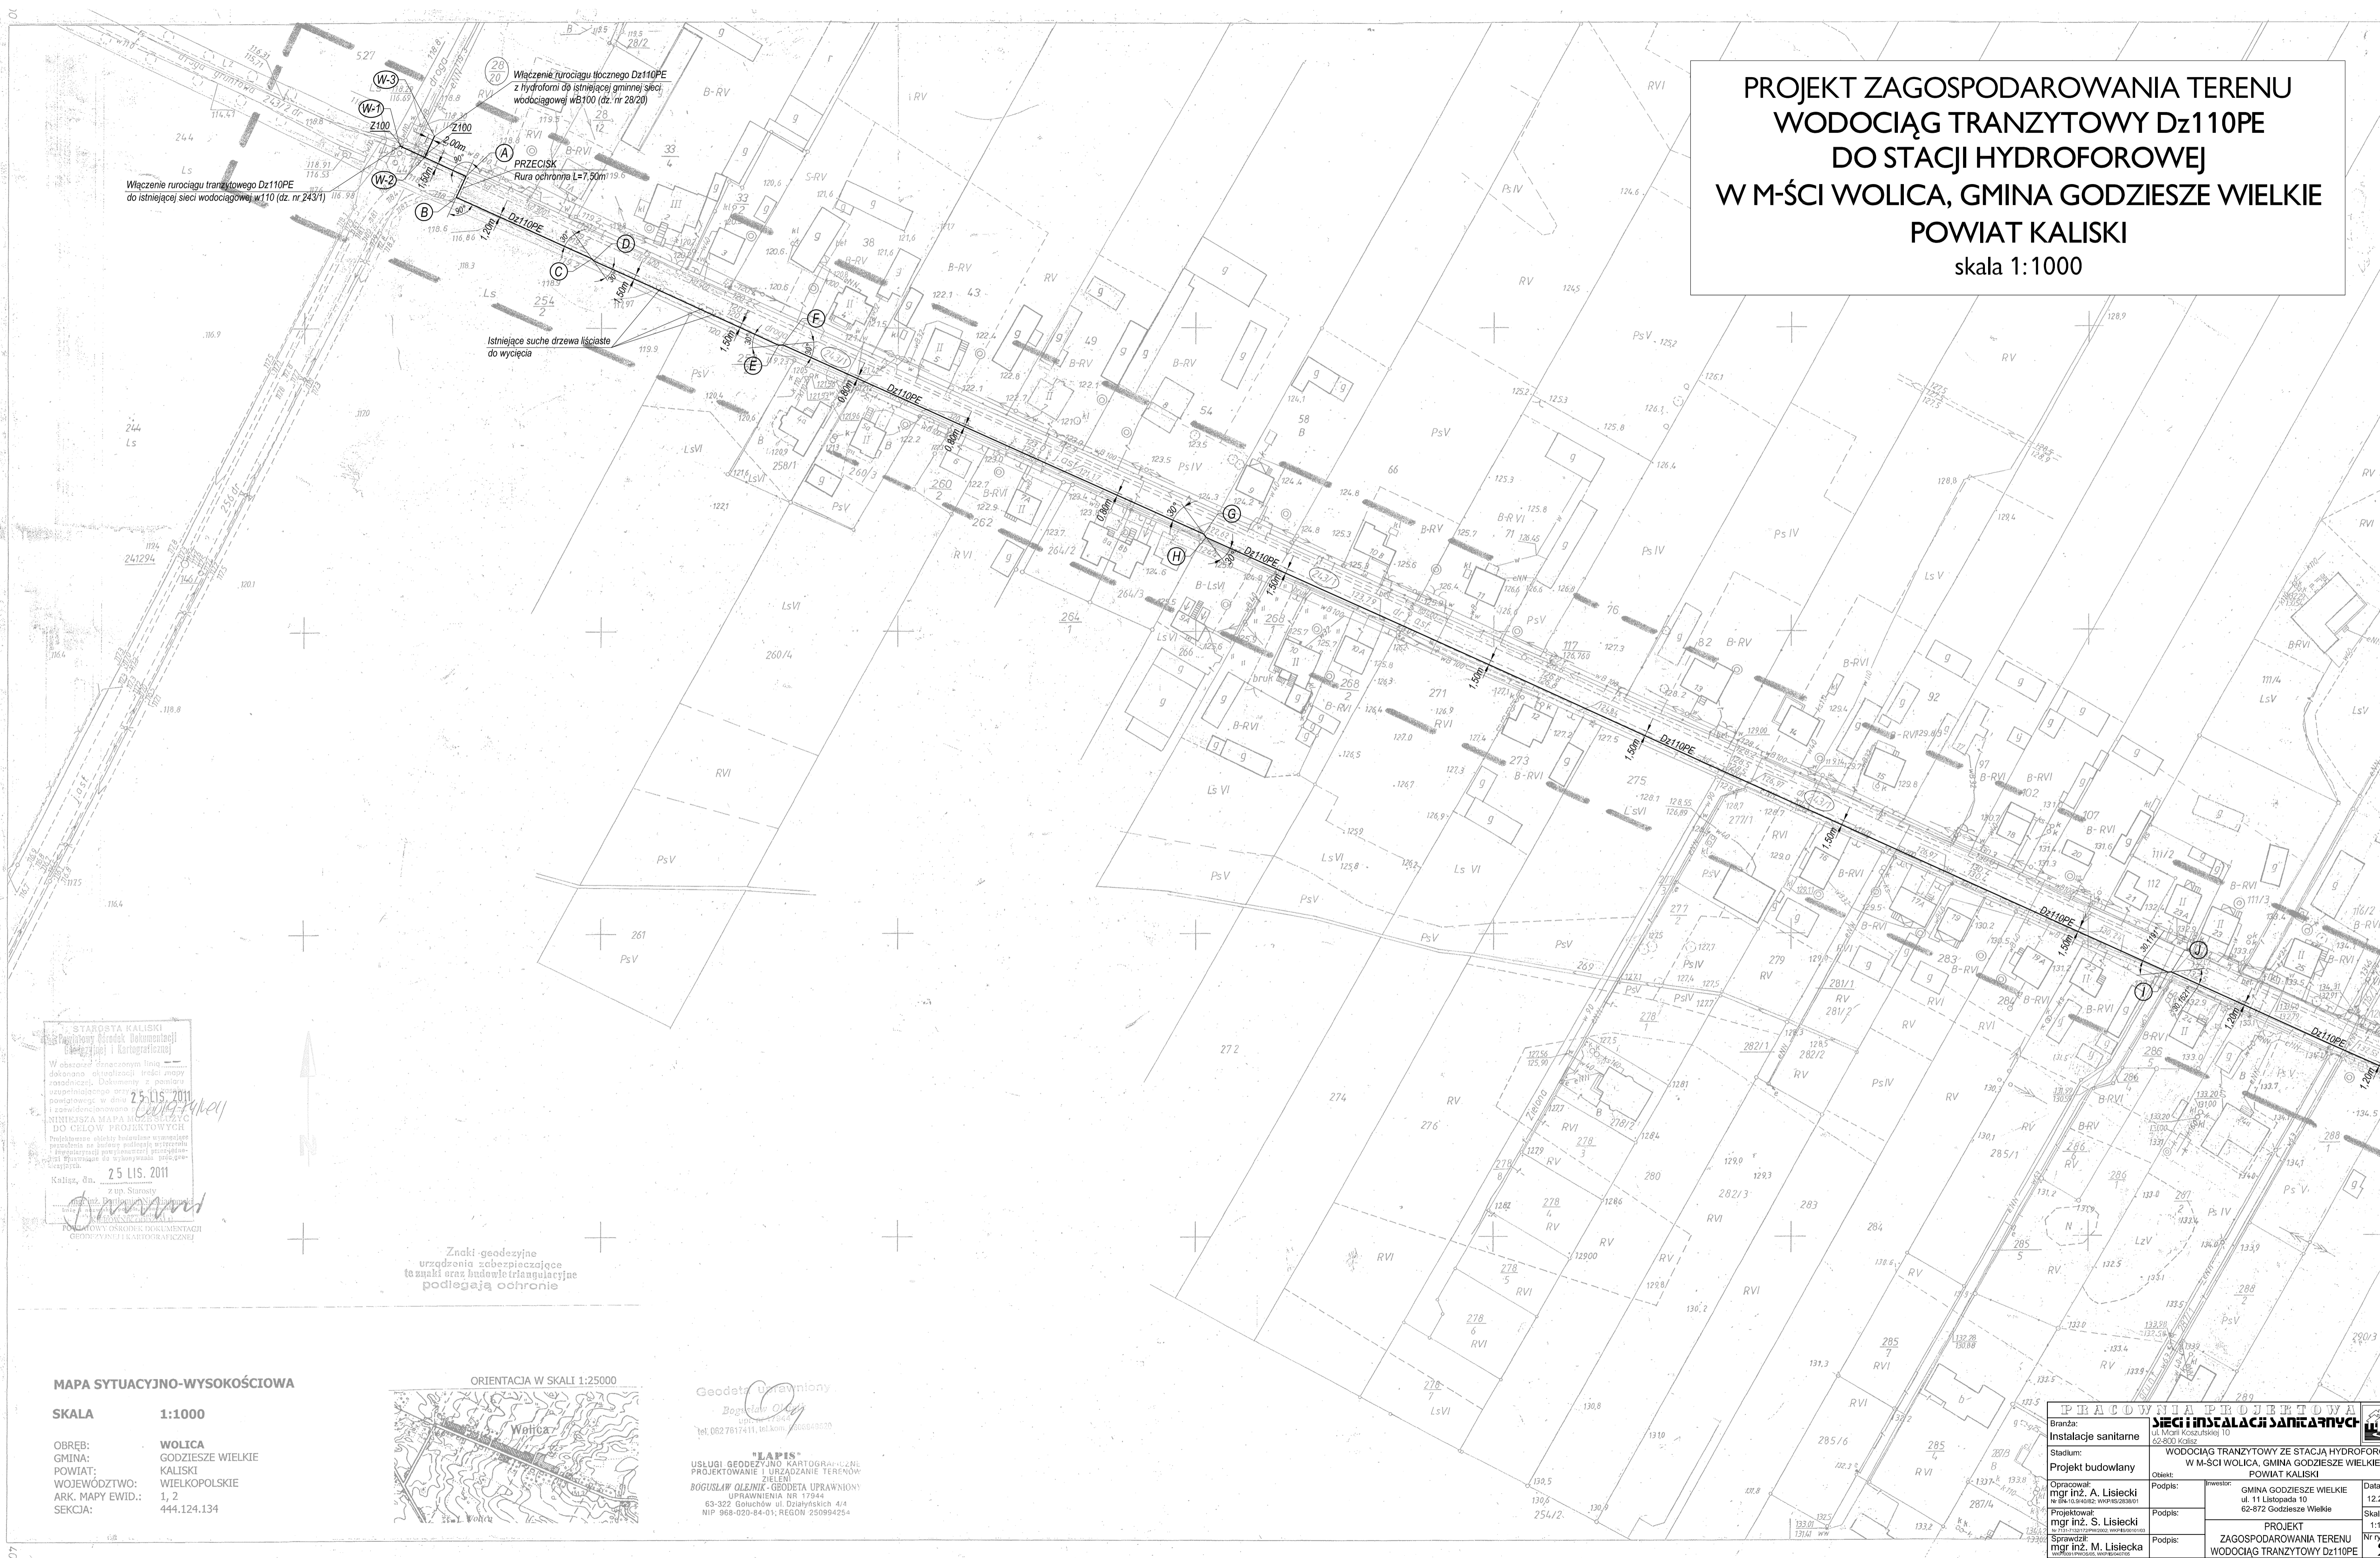


STAROSTA KALISKI  
Urząd Miejski w Kaliszu  
W obszarze terenowym linii  
dokonano aktualizacji w celu  
uzupełnienia danych  
zgodnie z danymi z dnia 25.11.2011  
NINIEJSZA MAPA MA ZASTĄPIĆ  
DO CELÓW PROJEKTOWYCH  
Tereny objęte ochroną  
prawną w zakresie  
ochrony dziedzictwa  
kulturowego  
25.11.2011  
Kalisz, dn. 25.11.2011  
mgr inż. Danuta S. Lisiecka  
PROJEKTOWY OSOBNY DOKUMENT  
GEODEZYJNO-KARTOGRAFICZNY

Znaki geodezyjne  
urzędzenia zabezpieczające  
teżuchłki oraz budowle triangulacyjne  
podlegają ochronie

**MAPA SYTUACYJNO-WYSOKOŚCIOWA**

SKALA 1:1000

OBREB: WOLICA  
GMINA: GODZIESZE WIELKIE  
POWIAT: KALISKI  
WOJEWÓDZTWO: WIELKOPOLSKIE  
ARK. MAPY EWID.: 1, 2  
SEKCJA: 444.124.134

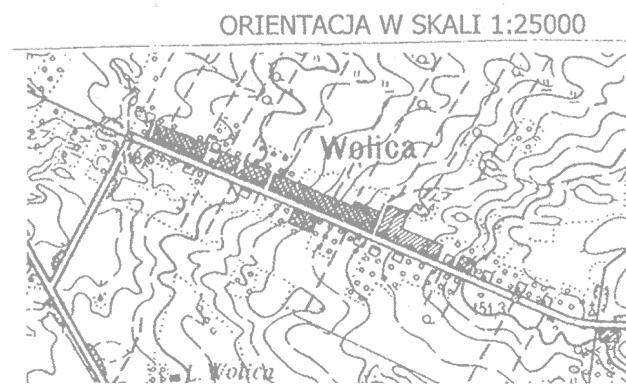

Geodeta uprawniony  
Bogusław Oleńnik  
ul. Wolica 10  
tel. 062 7617411, tel.kom. 602664330

"LAPIS"  
USŁUGI GEODEZYJNO-KARTOGRAFICZNE  
PROJEKTOWANIE I URZĄDZANIE TERENÓW  
ZIELONYCH  
BOGUSŁAW OLEŃNIK - GEODETA UPRAWNIONY  
UPRAWNIENIA NR 17944  
63-322 Goluchów ul. Działynskich 4/6  
NIP 968-020-64-01; REGON 250994254

PRACOWNIA PROJEKTOWA Instalacje sanitarne		SEGI i INSTALACJE SANITARNE	
Stadium: Projekt budowlany	Objekt: WODOCIĄG TRANZYTOWY ZE STACJĄ HYDROFOROWĄ W M-ŚCI WOLICA, GMINA GODZIESZE WIELKIE POWIAT KALISKI	Podpis: mgr inż. S. Lisiecki	Data: 12.2011r.
Opracował: mgr inż. A. Lisiecki	Projektował: mgr inż. S. Lisiecki	Podpis: mgr inż. M. Lisiecka	Skala: 1:1000
Inwestor: GMINA GODZIESZE WIELKIE ul. 11 Listopada 10 62-800 Kalisz		Nr rys. 2	
PROJEKT ZAGOSPODAROWANIA TERENU WODOCIĄG TRANZYTOWY Dz110PE			