


SZKIC ORIENTACYJNY
SKALA 1: 25000

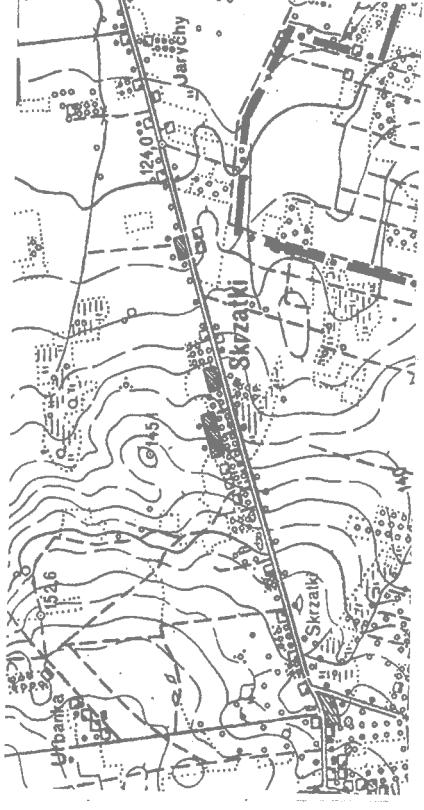


| MAPA DO CELÓW PROJEKTOWYCH | |
|---|-------------------|
| Oznaczenie kancelaryjne zgłoszenia pracy geodezyjnej | 1482 / 2012 |
| Nazwa miejscowości | Skrzatki |
| Identyfikator jednostki ewidencyjnej | 300704_2 |
| Nazwa jednostki ewidencyjnej | Godziesze Wielkie |
| Identyfikator obrębu ewidencyjnego | 300704_2_0005 |
| Nazwa obrębu ewidencyjnego | Godziesze Wielkie |
| Skala mapy | 1 : 1000 |
| Sekcja mapy zasadniczej | 444.231.164 |
| Nazwa układu współrzędnych prostokątnych płaskich | 1965 strefa 4 |
| Nazwa układu wysokości | Kronstadt 60 |
| Oznaczenie granic obszaru, który był przedmiotem aktualizacji | — — — — — |
| Informacje o służebnościach gruntowych mających wpływ na zagospodarowanie gruntów, zlokalizowanych w granicach projektowanej inwestycji | bez ustaleń |
| Data opracowania mapy | 18.07.2012 |

"LAPIS"
Usługi Geodezyjno-Kartograficzne
Projektowanie i Urządzenie
Terenów Zieleni Bogusław Olejnik
ul. Działynskich 4/4
63-322 Gólichów

imię i nazwisko lub nazwa podmiotu _____
podpis osoby reprezentującej podmiot _____

Bogusław Olejnik
upr. nr 17944
nr uprawnień i podpis geodety _____

Geodeta uprawniony
Bogusław Olejnik
upr. nr 17944
tel. 062 761411, fax 0606 949520
podpis osoby reprezentującej podmiot _____

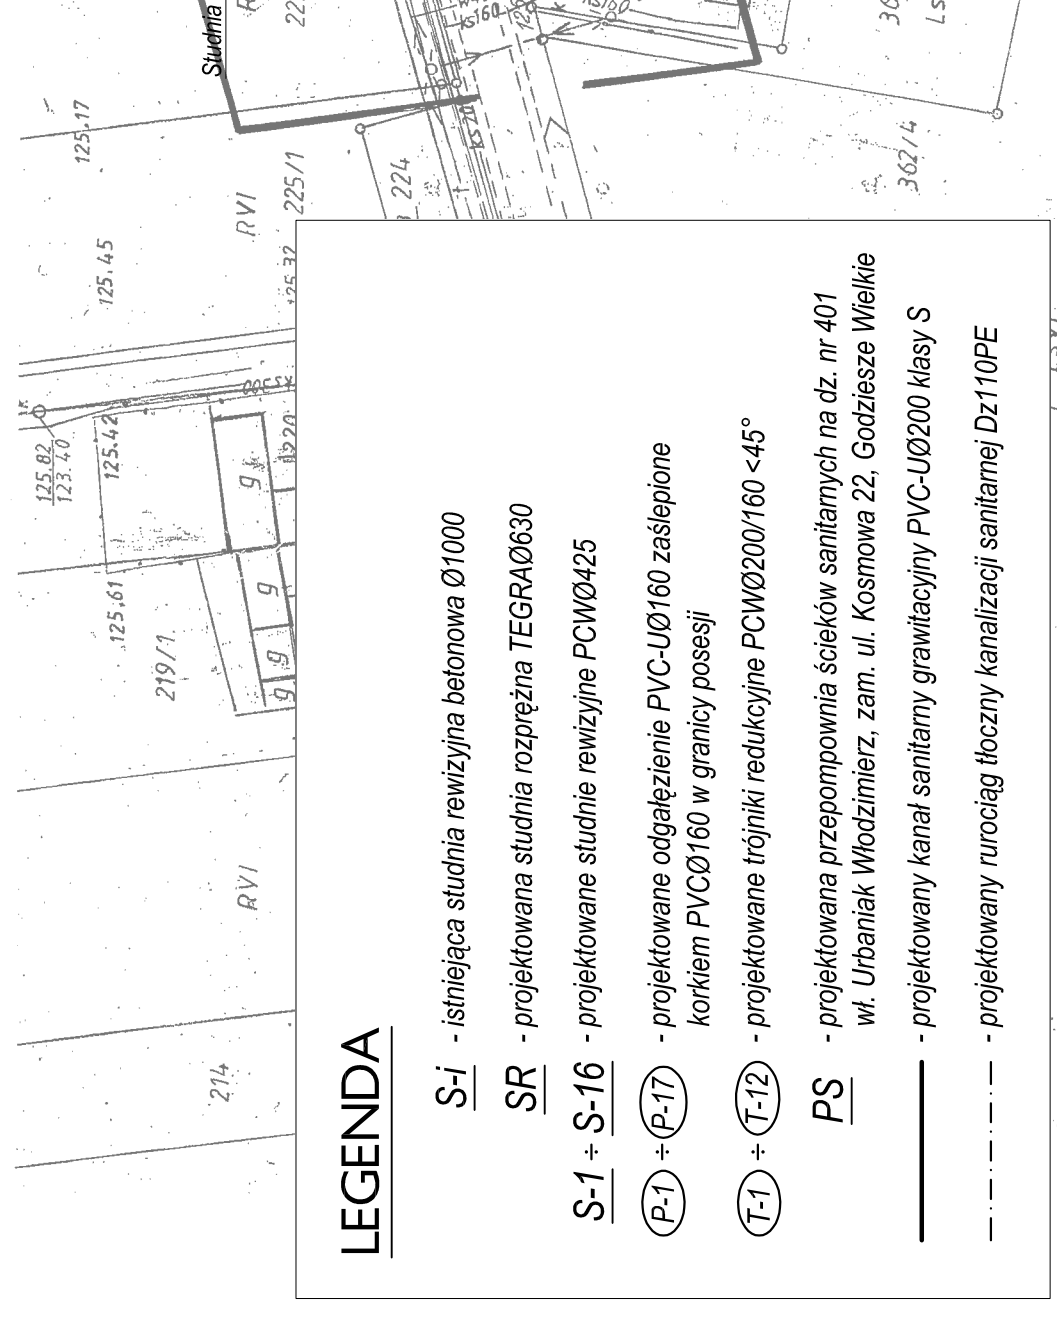

- LEGENDA**
- S-1 - istniejąca studnia rewizyjna betonowa Ø1000
 - SR - projektowana studnia rozprężna TEGRAØ630
 - S-1 ÷ S-16 - projektowane studnie rewizyjne PCWØ425
 - (P-1) ÷ (P-17) - projektowane odgałęzienie PVC-UØ160 zasłepione korkiem PVCØ160 w granicy posesji
 - (T-1) ÷ (T-12) - projektowane trójniki redukcyjne PCWØ200/160 <45°
 - PS - projektowana przepompownia ścieków sanitarnych na dz. nr 401 w/1. Urbaniak Włodzimierz, zam. ul. Kosmowa 22, Godziesze Wielkie
 - — — — — - projektowany kanał sanitarny grawitacyjny PVC-UØ200 klasy S
 - - - - - - projektowany rurociąg tłoczny kanalizacji sanitarniej Dz110PE

**PROJEKT ZAGOSPODAROWANIA TERENU
KANALIZACJA SANITARNA
GRAWITACYJNO-TŁO CZNA PVC-UØ200/Dz110PE
W M-ŚCI SKRZATKI, GMINA GODZIESZE WIELKIE
POWIAT KALISKI**
skala 1:1000

**RZĘDNE WYSOKOŚCIOWE
STUDNI REWIZYJNYCH**

| | | | |
|------------|------------------|-------------|------------------|
| <u>S-1</u> | 124,90 122,76 | <u>S-9</u> | 122,70 120,51 |
| <u>S-2</u> | 124,50 122,51 | <u>S-10</u> | 122,50 120,26 |
| <u>S-3</u> | 124,20 122,26 | <u>S-11</u> | 122,20 120,01 |
| <u>S-4</u> | 124,00 122,01 | <u>S-12</u> | 122,00 119,76 |
| <u>S-5</u> | 123,80 121,76 | <u>S-13</u> | 121,50 119,51 |
| <u>S-6</u> | 123,30 121,26 | <u>S-14</u> | 121,30 119,26 |
| <u>S-7</u> | 123,20 121,01 | <u>S-15</u> | 121,00 119,01 |
| <u>S-8</u> | 122,90 120,76 | <u>S-16</u> | 120,90 118,84 |

| | | |
|---|--|-----------------------------|
| BRANZA: | SIĘCI INSTALACJI SANITARNYCH | PRACOWNIA PROJEKTOWA |
| Instalacje sanitarne | ul. Miłoś Koszusińskiej 10 62-800 Kalisz | |
| Stadium: | Objekt: KANALIZACJA SANITARNA W M-ŚCI SKRZATKI | |
| Projekt budowlany | POWIAT KALISKI | |
| Opracował: mgr inż. A. Lisiecki N. BN-0.944082-WKP/NS/283901 | Podpis: | Data: 04.2015r. |
| Projektował: mgr inż. S. Lisiecki N. BN-0.944082-WKP/NS/283901 | Podpis: | Skala: 1:1000 |
| Sprawił: mgr inż. M. Lisiecka WSP/NS/283901 | Podpis: | Nr rys.: 2 |

ERROR: syntaxerror
OFFENDING COMMAND: --nostringval--

STACK:

/Title
()
/Subject
(D:20150427104345+02'00')
/ModDate
()
/Keywords
(PDFCreator Version 0.9.5)
/Creator
(D:20150427104345+02'00')
/CreationDate
(user)
/Author
-mark-