

SKJC ORIENTACYJNY
SKALA 1: 25000

PROJEKT ZAGOSPODAROWANIA TERENU
KANALIZACJA SANITARNA
GRAWITACYJNO-TŁOCZNA PVC-UØ200/Dz110PE
W M-ŚCI SKRZATKI, GMINA GODZIESZE WIELKIE
POWIAT KALISKI
skala 1: 1000




MAPA DO CELÓW PROJEKTOWYCH	
Oznaczenie kancelaryjne zgłoszenia pracy geodezyjnej	1482 / 2012
Nazwa miejscowości	Skrzatk
Identyfikator jednostki ewidencyjnej	300704_2
Nazwa jednostki ewidencyjnej	Godziesze Wielkie
Identyfikator obrębu ewidencyjnego	300704_2_0005
Nazwa obrębu ewidencyjnego	Godziesze Wielkie
Skala mapy	1 : 1000
Sekcja mapy zasadniczej	444.231.173
Nazwa układu współrzędnych prostokątnych płaskich	1965 strefa 4
Oznaczenie granic obszaru, który był przedmiotem aktualizacji	Konstancja 60
Informacje o służebnościach gruntowych mających wpływ na zagospodarowanie gruntu, zlokalizowanych w granicach projektowanej inwestycji	bez ustalenia
Data opracowania mapy	18.07.2012

„LABS”
Usługi Geodezyjno-Kartograficzne
Projektowanie i Urządzenia
Terenów Ziemi Bogusław Olejnik
ul. Kosmonauta 10
62-872 Godziesze Wielkie
tel. 062 6517141 fax 0606 946520

Bogusław Olejnik
mgr inż. M. Lisiecki
mgr inż. S. Lisiecki
mgr inż. M. Lisiecka

Geodeta uprawniający
UPr. nr 17944

Imię i nazwisko geodety uprawniającego
nr uprawnień i podpis geodety

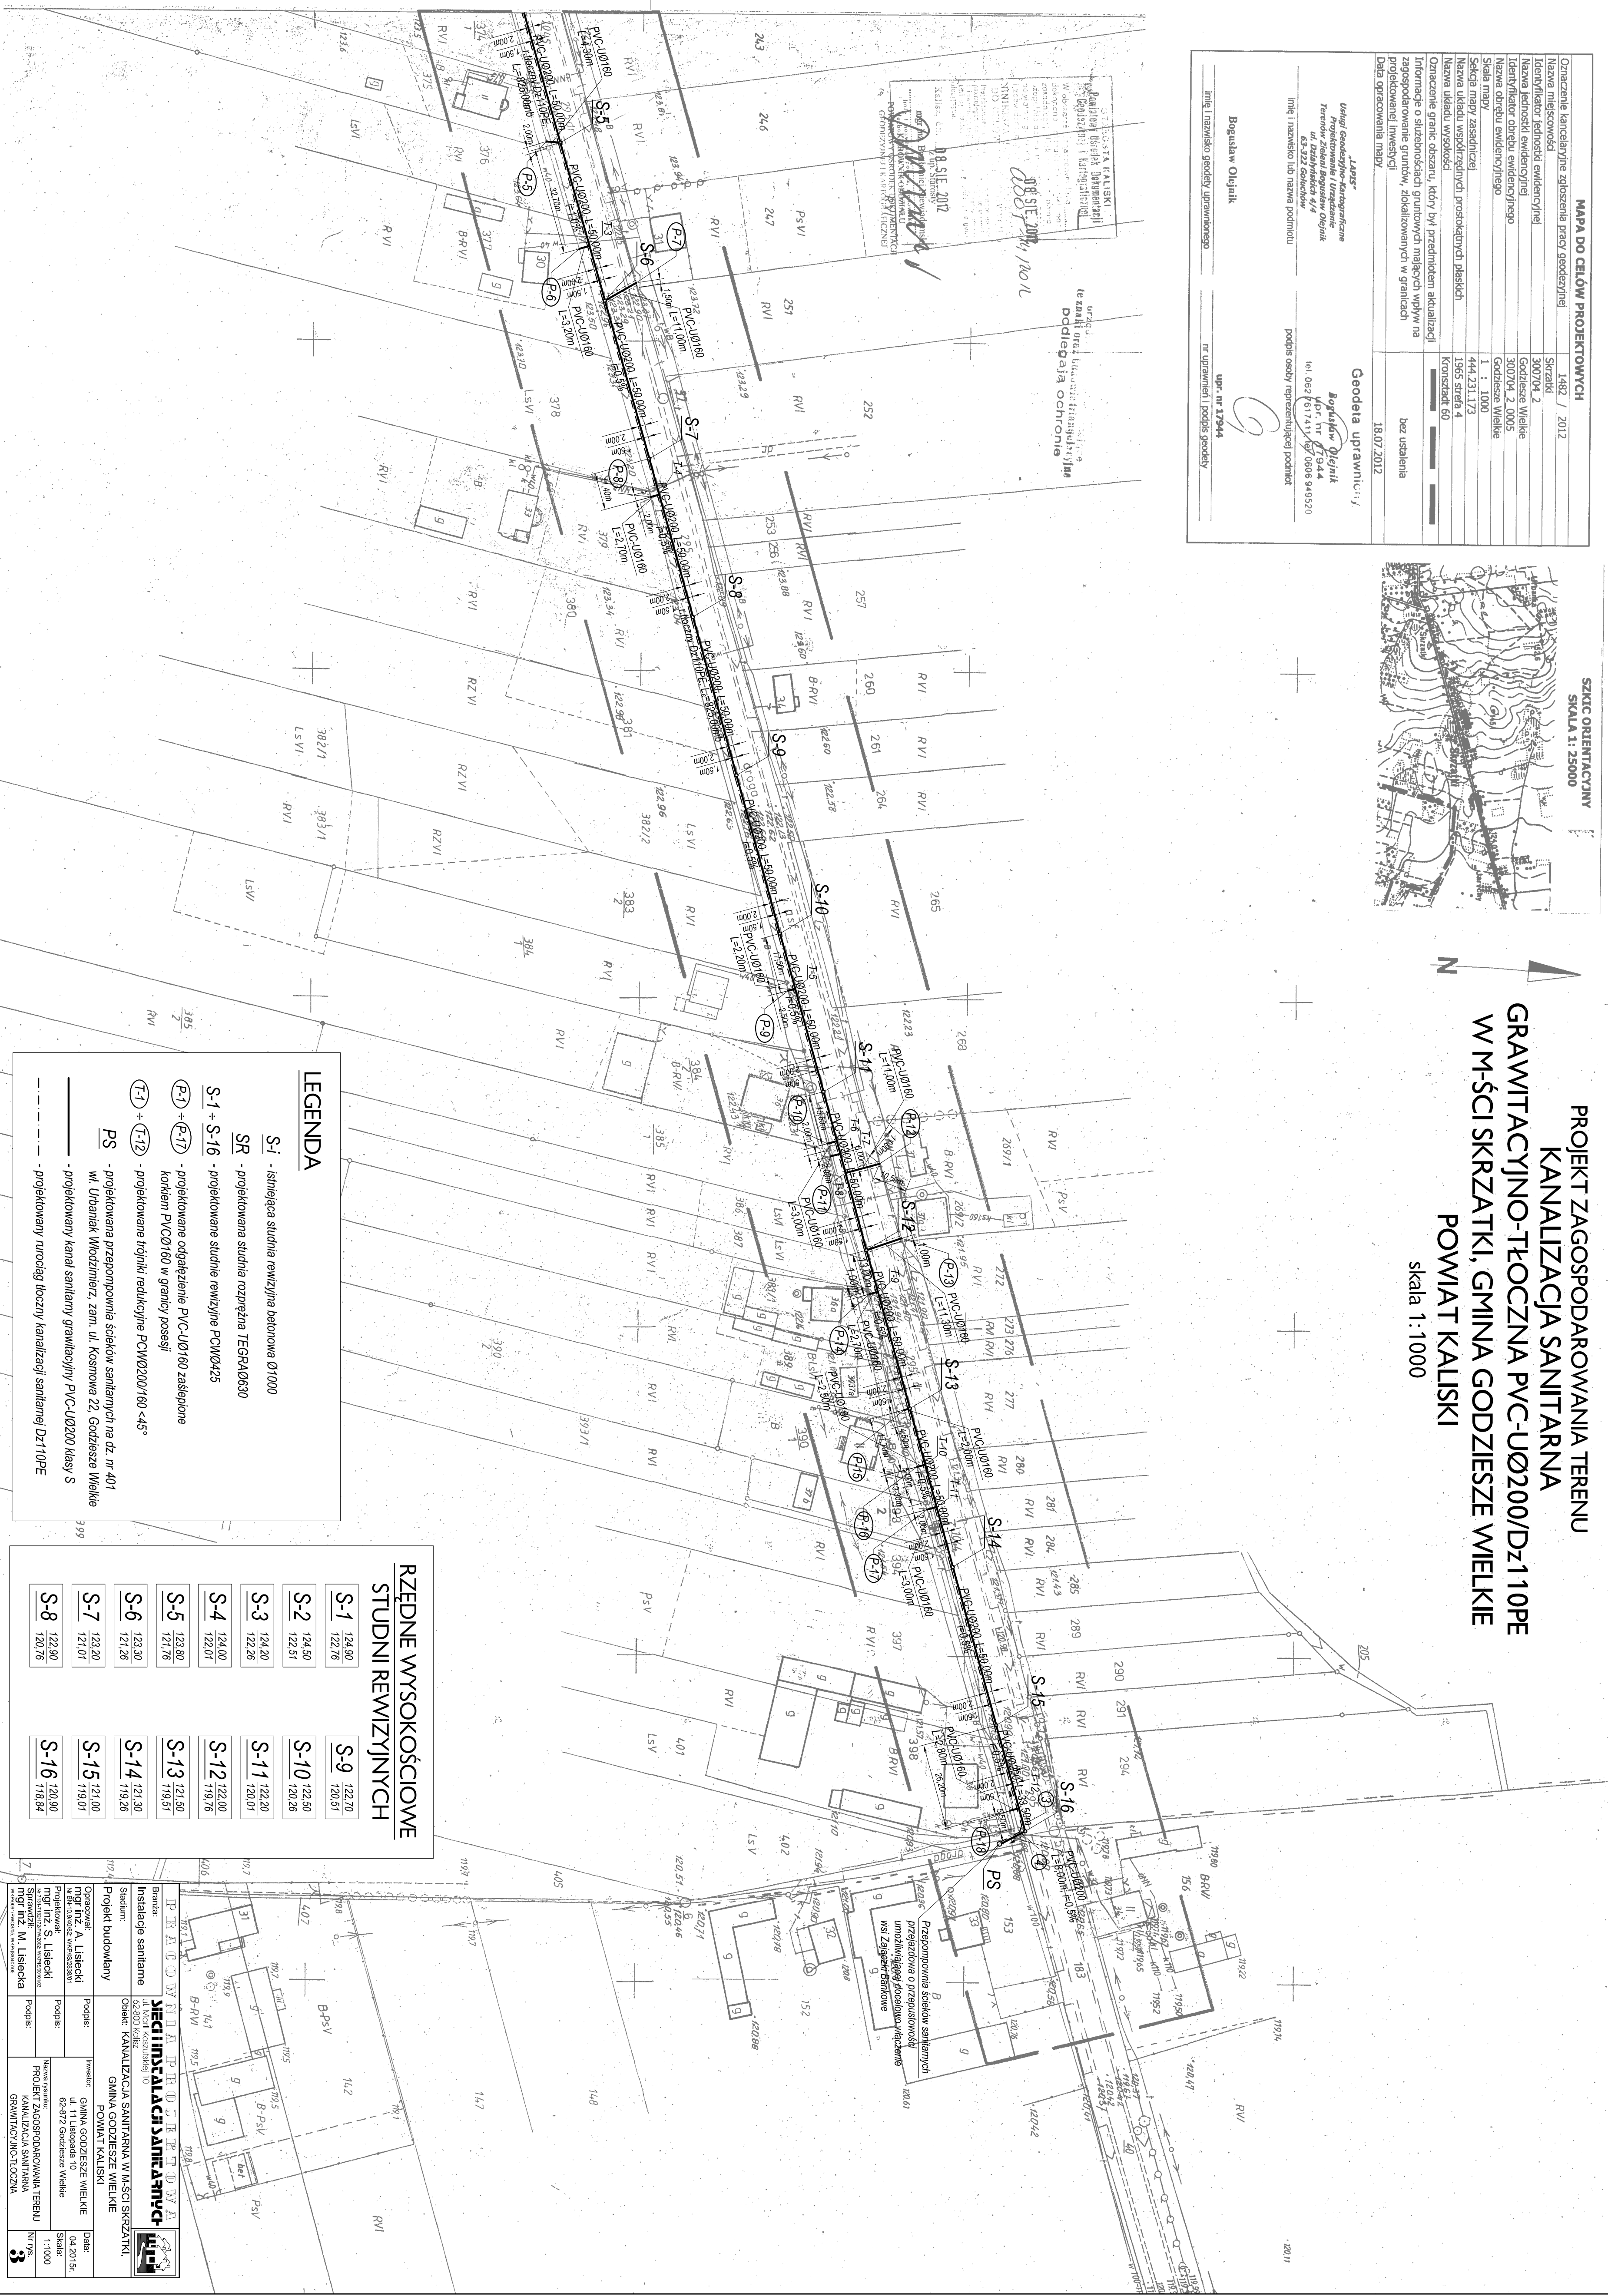

LEGENDA

- S-1 - istniejąca studnia rewizyjna betonowa Ø1000
- SR - projektowana studnia rozprężna TEGRAØ630
- S-1 + S-16 - projektowane studnie rewizyjne PCWØ425
- (P-1) + (P-17) - projektowane odgałęzienie PVC-UØ160 zastępienie kotłem PVCØ160 w granicy posesji
- (T-1) + (T-12) - projektowane trójniki redukcyjne PCWØ200/160 <45°
- PS - projektowana przepompownia ścieków sanitarnych na dz. nr 401 wk. Ułomnik Włodzimierz, zam. ul. Kosmonauta 22, Godziesze Wielkie
- - projektowany kanał sanitarny grawitacyjny PVC-UØ200 klasy S
- - - - - projektowany rurociąg tłoczny kanalizacji sanitarnej DZ110PE

RZĘDNE WYSOKOŚCIOWE
STUDNI REWIZYJNYCH

S-1	124,90	S-9	122,70
S-2	124,50	S-10	122,50
S-3	124,20	S-11	122,20
S-4	124,00	S-12	122,00
S-5	123,80	S-13	121,50
S-6	123,30	S-14	121,30
S-7	123,20	S-15	121,00
S-8	122,90	S-16	118,84

HECHINGSTALACH SANKI
Instalacje sanitarne
ul. Kosmonauta 10
62-872 Godziesze Wielkie

Projekt budowlany
mgr inż. A. Lisiecki
mgr inż. S. Lisiecki
mgr inż. M. Lisiecka

Podpis:
mgr inż. A. Lisiecki
mgr inż. S. Lisiecki
mgr inż. M. Lisiecka

Podpis:
mgr inż. S. Lisiecki
mgr inż. M. Lisiecka

Projekt zagospodarowania terenu
KANALIZACJA SANITARNA
GRAWITACYJNO-TŁOCZNA

Data:
04.2015r.
Skala:
1:1000

ERROR: syntaxerror
OFFENDING COMMAND: --nostringval--

STACK:

/Title
()
/Subject
(D:20150427104901+02'00')
/ModDate
()
/Keywords
(PDFCreator Version 0.9.5)
/Creator
(D:20150427104901+02'00')
/CreationDate
(user)
/Author
-mark-