


PROJEKT ZAGOSPODAROWANIA TERENU SIECI KANALIZACJI SANITARNEJ GRAWITACYJNO-TŁOCZNEJ W M-ŚCI GODZIESZE MAŁE, GMINA GODZIESZE WIELKE SKALA 1:1000

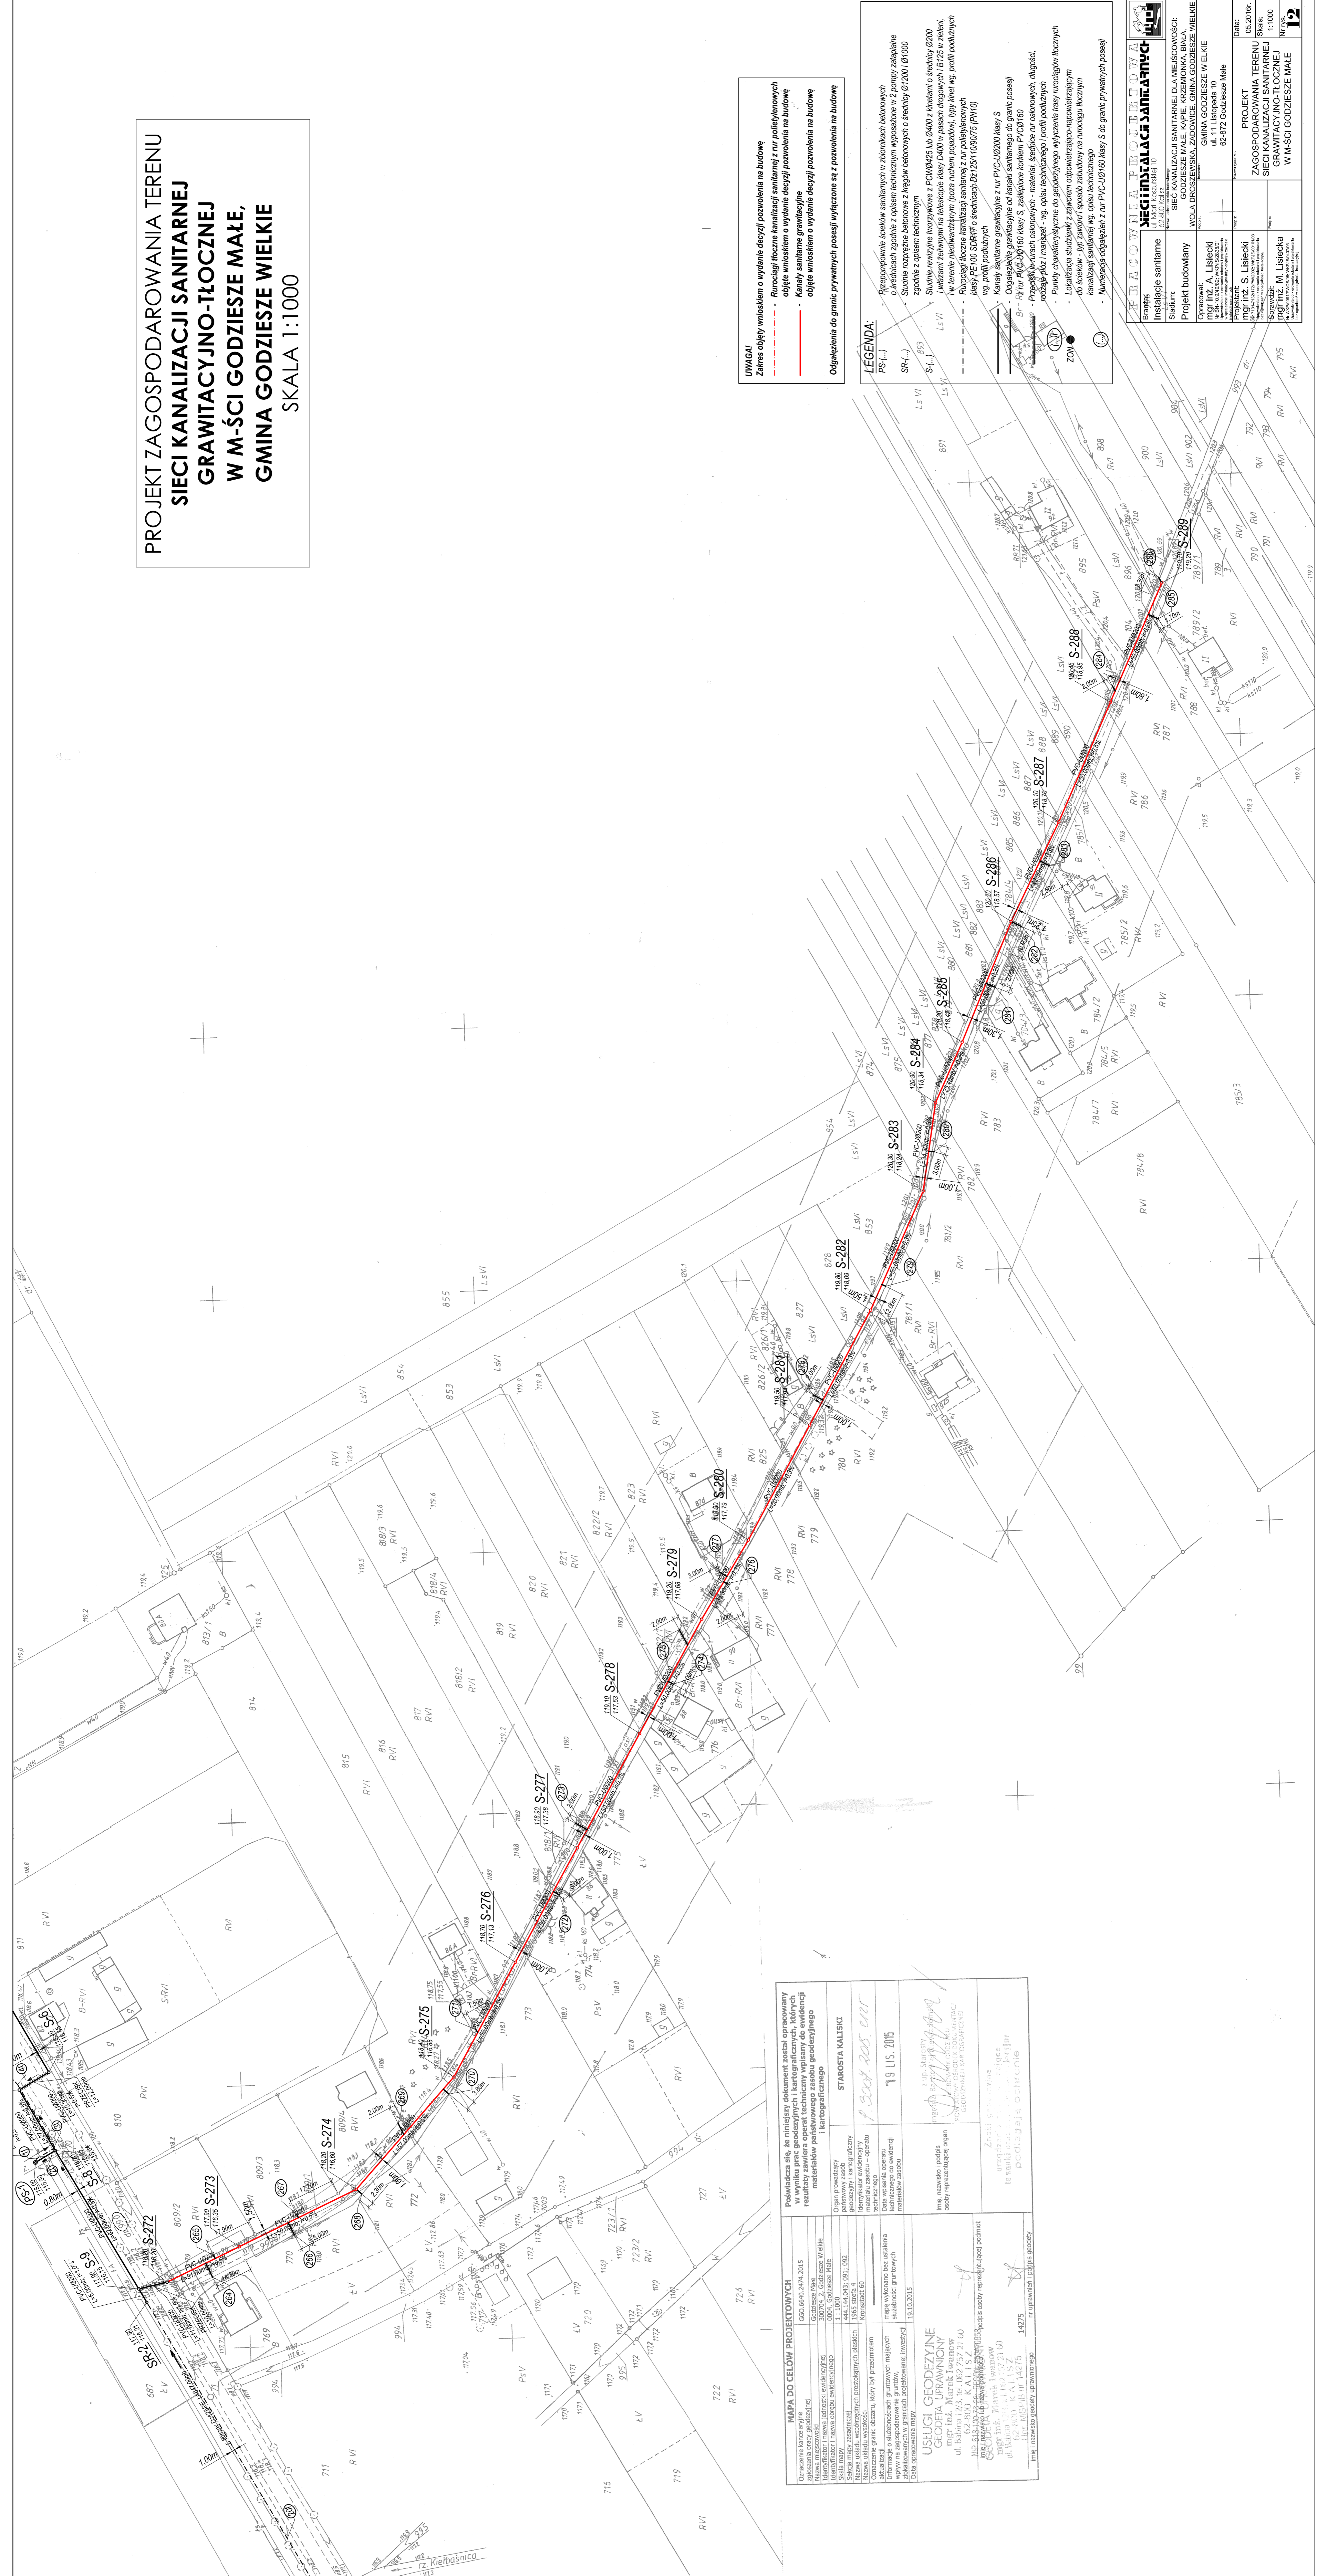

UWAGA!
Zakres objęty wnioskiem o wyrażenie decyzji pozwolenia na budowę

- Rurociągi tłoczne kanalizacji sanitarnej z rur poliolefinowych
- Objęte wnioskiem o wyrażenie decyzji pozwolenia na budowę
- Kanały sanitarne grawitacyjne
- Objęte wnioskiem o wyrażenie decyzji pozwolenia na budowę

Objęciem do granic prywatnych posesji wyłączone są z pozwolenia na budowę

LEGENDA:

- Rurociągi tłoczne kanalizacji sanitarnej z rur poliolefinowych
- Kanały sanitarne grawitacyjne z rur PVC-U DN 100/110
- Rurociągi tłoczne kanalizacji sanitarnej z rur poliolefinowych
- Kanały sanitarne grawitacyjne z rur PVC-U DN 100/110
- Rurociągi tłoczne kanalizacji sanitarnej z rur poliolefinowych
- Kanały sanitarne grawitacyjne z rur PVC-U DN 100/110
- Rurociągi tłoczne kanalizacji sanitarnej z rur poliolefinowych
- Kanały sanitarne grawitacyjne z rur PVC-U DN 100/110

USŁUGI GEODEZJINE
GEODEZJA UPRAWNIOWANA
mgr inż. Marek Tomaszewski
ul. Bibliotki 123, Kędziersko, 41-711
tel. 71 727 21 60
e-mail: geodesja@katedra.pl

MAPA DO CELÓW PROJEKTOWYCH	
Opis: Mapa do celów projektowych	Geodezja, Katedra, 41-711 Kędziersko
Skala: 1:1000	05.2016r.
Opis: Mapa do celów projektowych	Geodezja, Katedra, 41-711 Kędziersko
Opis: Mapa do celów projektowych	Geodezja, Katedra, 41-711 Kędziersko

STAROSTA KALISKI
19.11.2015
mgr inż. Marek Tomaszewski
ul. Bibliotki 123, Kędziersko, 41-711
tel. 71 727 21 60
e-mail: geodesja@katedra.pl

SECCIO INDICAZIONE

Instalacje sanitarne	Projekt budowlany
Województwo Łódzkie	Powiat Kalisz
Gmina Godziesze Wielkie	Miejscowość Godziesze Małe
Adres: Godziesze Małe 10	Adres: Godziesze Małe 10

PROJEKT
ZAGOSPODAROWANIA TERENU
SIECI KANALIZACJI SANITARNEJ
GRAWITACYJNO-TŁOCZNEJ
W M-ŚCI GODZIESZE MAŁE

PROJEKTANT
mgr inż. Marek Tomaszewski
ul. Bibliotki 123, Kędziersko, 41-711
tel. 71 727 21 60
e-mail: geodesja@katedra.pl

Data: 05.2016r.
Skala: 1:1000
Nr. rysunku: 12