

SIATKA GÓRNA

650


SIATKA DOLNA

BUDYNEK KONTENEROWY HYDROFORNII

SCHEMAT ZBROJENIA


PŁYTY FUNDAMENTOWEJ

skala 1:20

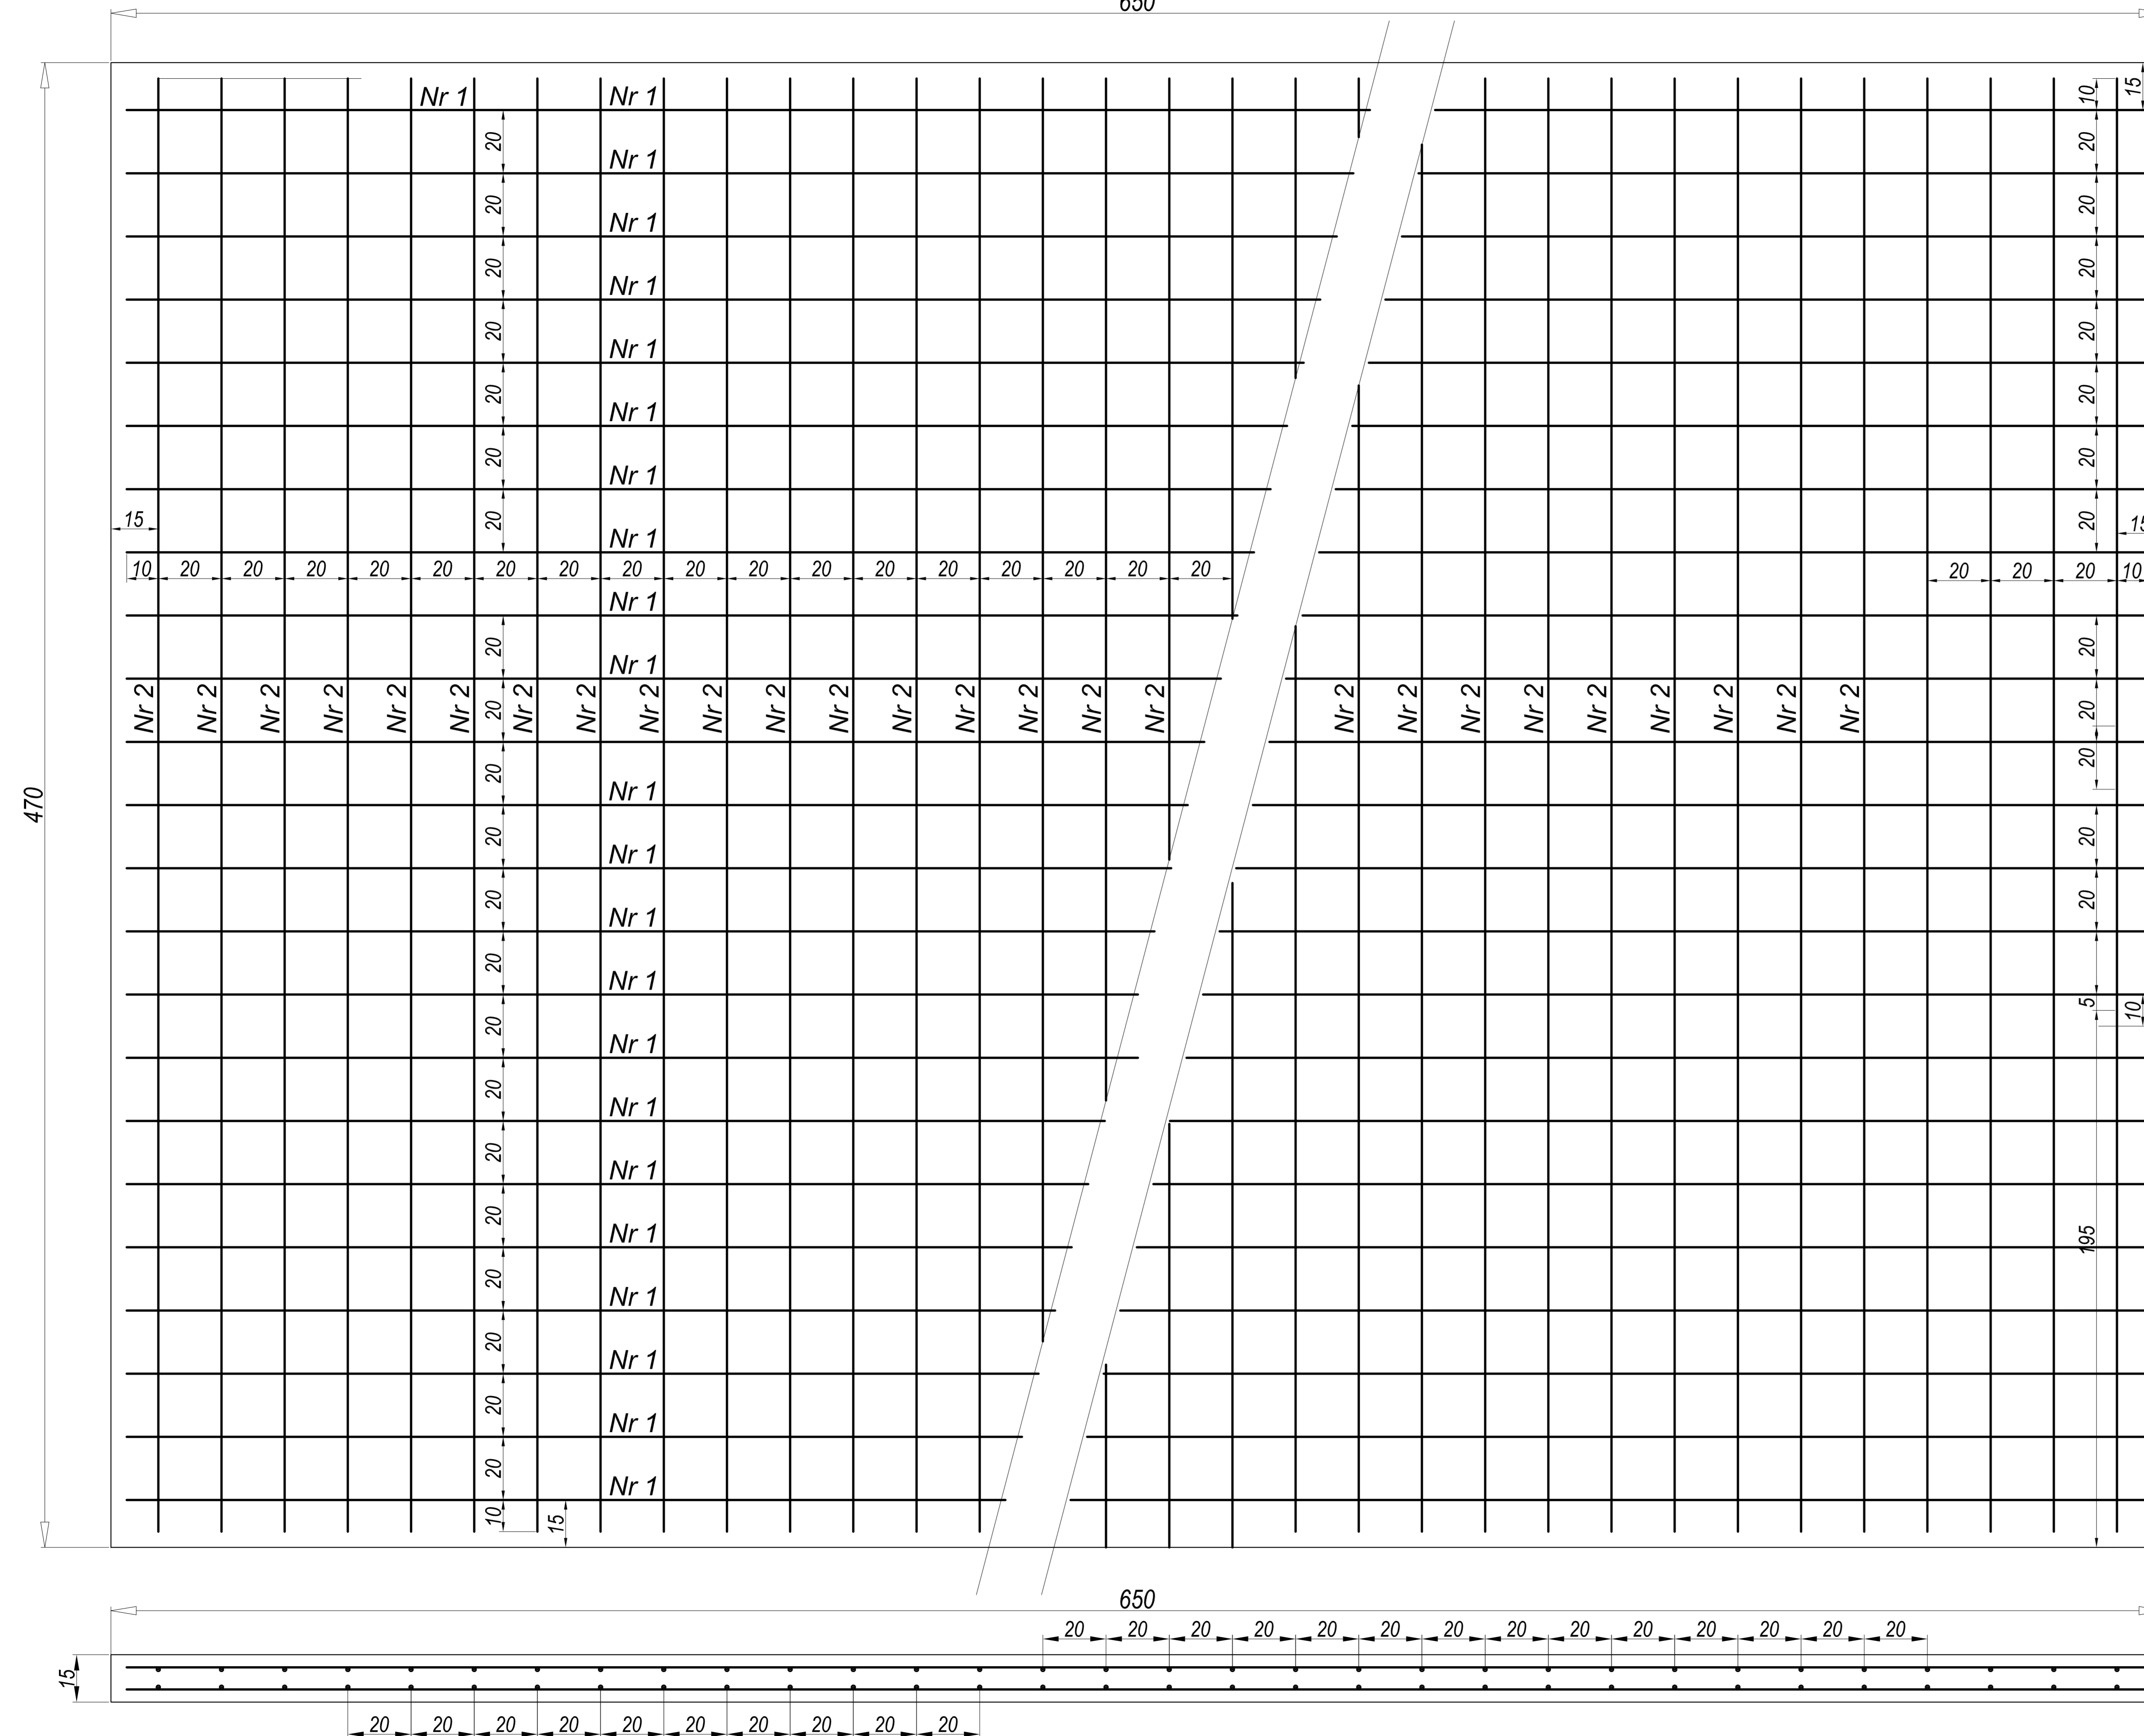

otulina $c = 4 \text{ cm}$
 beton klasy C20/25 (dawna kl. B-25) W8 F150
 stal A-III (34GS)

WKŁADKA DYSTANSOWA
DO ZBROJENIA

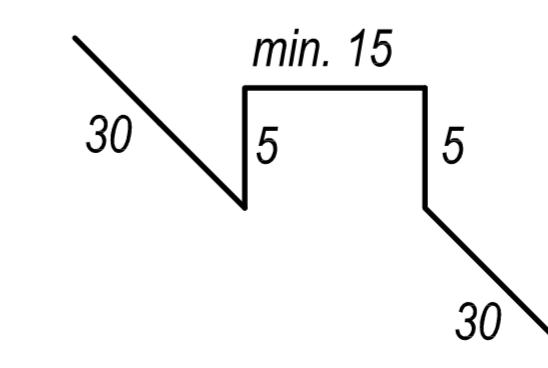

Nr 19 $\varnothing 8 \text{ St03Sx}$, 1 szt./1 m^2 , L=85 cm

PRACOWNIA PROJEKTOWA			
Branża: konstrukcyjno-budowlana	SIĘCI I INSTALACJI SANITARNYCH ul. Marii Koszulińskiej 10 62-800 Kalisz		
Stadium: Projekt budowlany	Obiekt:	STACJA HYDROFOROWA W M-ŚCI WOLICA, GMINA GODZIESZE WIELKIE POWIAT KALISKI	
Projektował: mgr inż. Adam Rabczuk Nr UAN-8386/10/86 WKP/BO/6525/02	Podpis:	Investor: GMINA GODZIESZE WIELKIE ul. 11 Listopada 10 62-872 Godziesze Wielkie	Data: 12.2011r.
Sprawdził: mgr inż. Piotr Korczyński Nr BN-10.9/78/80 WKP/BO/2290/01	Podpis:	BUDYNEK KONTENEROWY SCHEMAT ZBROJENIA PŁYTY FUNDAMENTOWEJ	Skala: 1:20 Nr rys. 12

ERROR: syntaxerror
OFFENDING COMMAND: --nostringval--

STACK:

/Title

()

/Subject

(D:20120816092319+02'00')

/ModDate

()

/Keywords

(PDFCreator Version 0.9.5)

/Creator

(D:20120816092319+02'00')

/CreationDate

(user)

/Author

-mark-