


SIĘĆ KANALIZACJI SANITARNEJ W M-ŚCI GODZIESZE MAŁE GMINA GODZIESZE WIELKIE

skala 1:1000

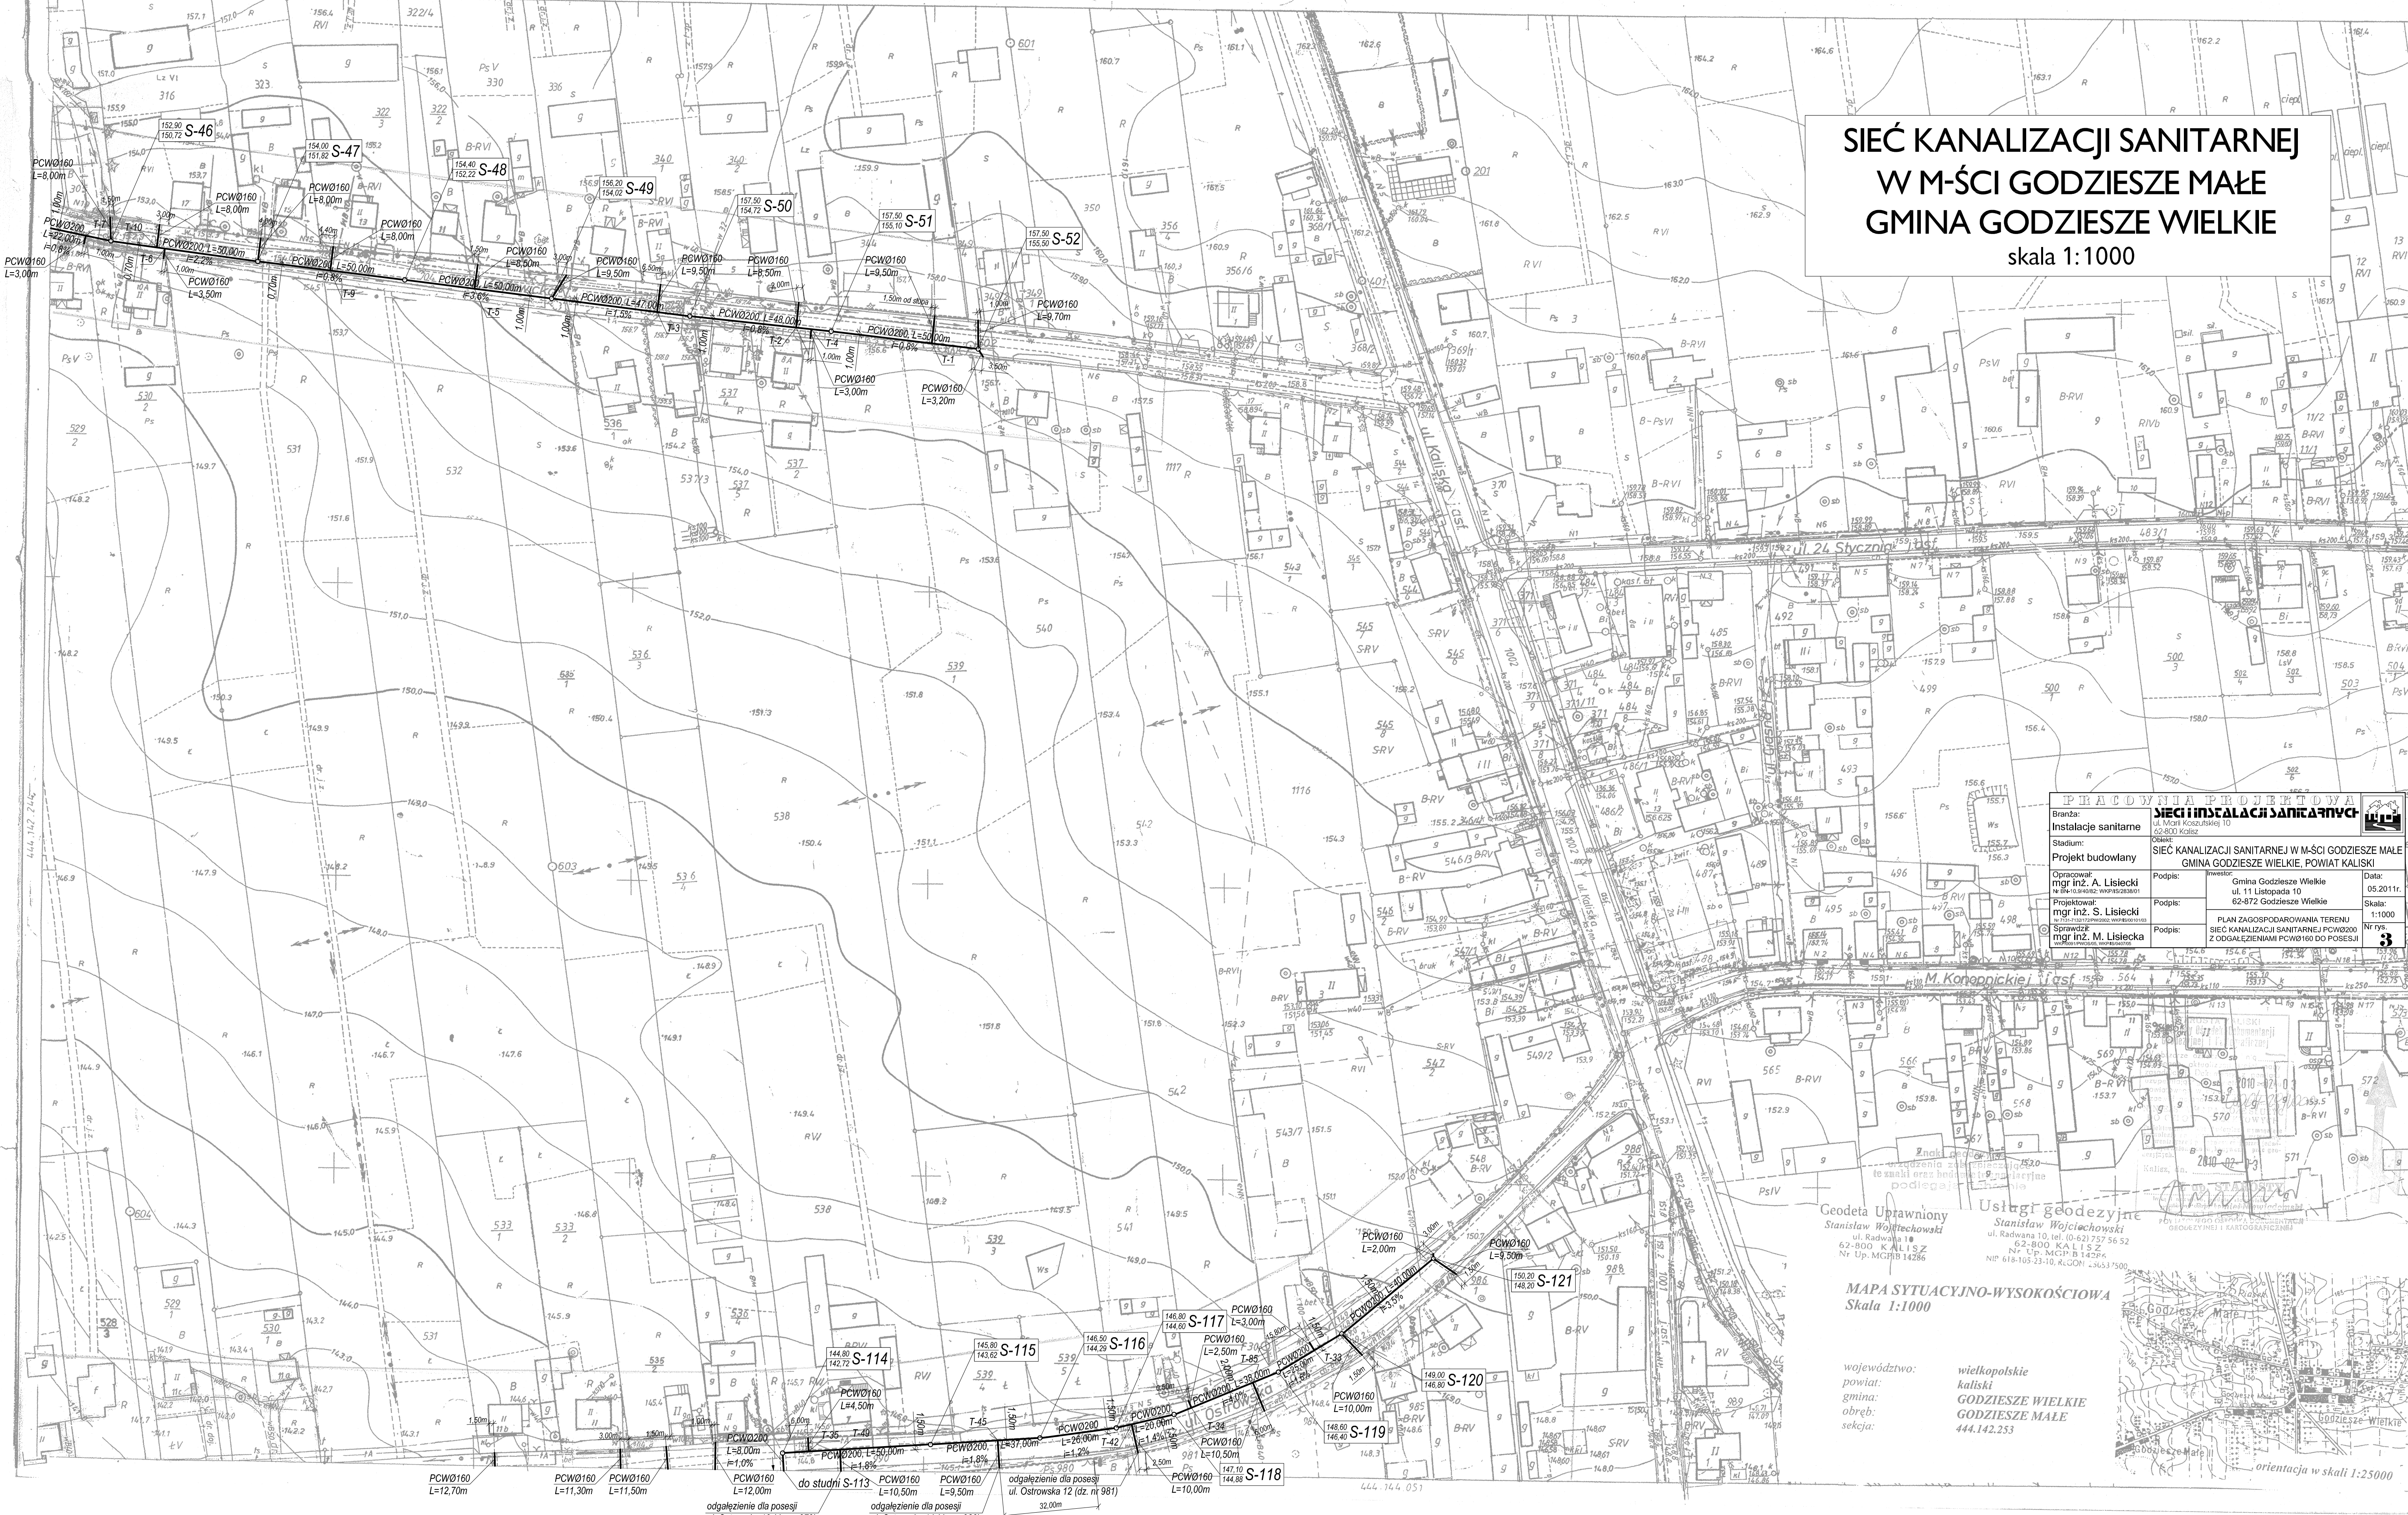

PRACOWNIA PROJEKTOWA		SIĘĆ I INSTALACJA SANITARNA	
Branża:	Instalacje sanitarne	ul. Marii Koszubińskiej 10 62-800 Kalisz	
Stadium:	Projekt budowlany	SIĘĆ KANALIZACJI SANITARNEJ W M-ŚCI GODZIESZE MAŁE GMINA GODZIESZE WIELKIE, POWIAT KALISKI	
Opracował:	mgr inż. A. Lisiecki	Podpis:	Gmina Godziesze Wielkie ul. 11 Listopada 10 62-872 Godziesze Wielkie
Projektował:	mgr inż. S. Lisiecki	Podpis:	PLAN ZAGOSPODAROWANIA TERENU SIĘĆ KANALIZACJI SANITARNEJ PCWØ200 Z ODGAŁĘZIENIAMI PCWØ160 DO POSIĘSI
Sprawił:	mgr inż. M. Lisiecka	Podpis:	
Data:	05.2011r.	Skala:	1:1000
Nr rys.	3		


Geodeta Uprawniony
Stanisław Wojciechowski
ul. Radwańska 10
62-800 KALISZ
Nr. Up. MCBP 14286

Usługi geodezyjne
Stanisław Wojciechowski
ul. Radwańska 10, tel. 0-62/757 56 52
62-800 KALISZ
Nr. Up. MCBP 14286
NIP: 618-105-23-10, K.GON: 24653 7500

MAPA SYTUACYJNO-WYSOKOŚCIOWA
Skala 1:1000

województwo:
powiat:
gmina:
obręb:
sekcja:

wielkopolskie
kaliski
GODZIESZE WIELKIE
GODZIESZE MAŁE
444.142.253

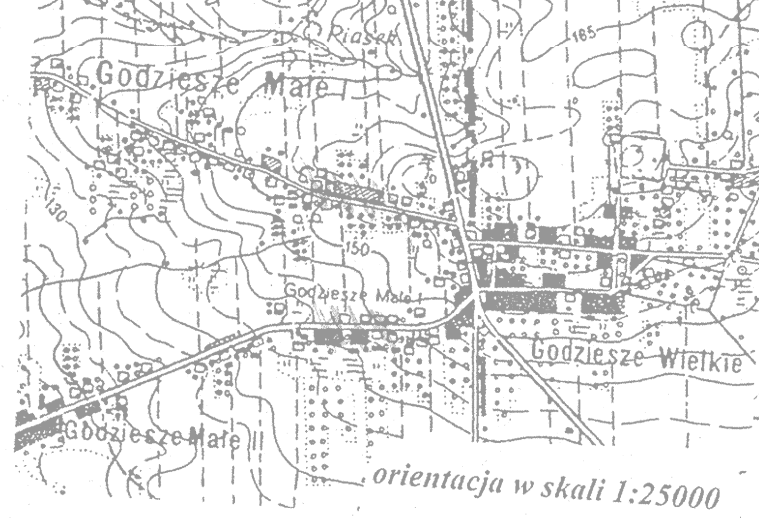

PCWØ160 L=12,70m
PCWØ160 L=11,30m
PCWØ160 L=11,50m
PCWØ160 L=12,00m
odgałęzienie dla posesji ul. Ostrowska 16 (dz. nr 979)
do studni S-113
PCWØ160 L=10,50m
PCWØ160 L=9,50m
odgałęzienie dla posesji ul. Ostrowska 14 (dz. nr 980)
odgałęzienie dla posesji ul. Ostrowska 12 (dz. nr 981)
PCWØ160 L=10,00m
S-114
S-115
S-116
S-117
S-118
S-119
S-120
S-121