


odgałęzienie dla posesji ul. Ostrowska 11c (dz. nr 529/1)  
 odgałęzienie dla posesji ul. Ostrowska 11d (dz. nr 528/3)  
 odgałęzienie dla posesji ul. Ostrowska 11a (dz. nr 530/1)  
 odgałęzienie dla posesji ul. Ostrowska 11b (dz. nr 533/1)  
 odgałęzienie dla posesji ul. Ostrowska 11 (dz. nr 533/2)  
 odgałęzienie dla posesji ul. Ostrowska 9a (dz. nr 535/2)  
 odgałęzienie dla posesji ul. Ostrowska 9 (dz. nr 536/4)  
 od studni S-114

# SIEĆ KANALIZACJI SANITARNEJ W M-ŚCI GODZIESZE MAŁE GMINA GODZIESZE WIELKIE

skala 1:1000

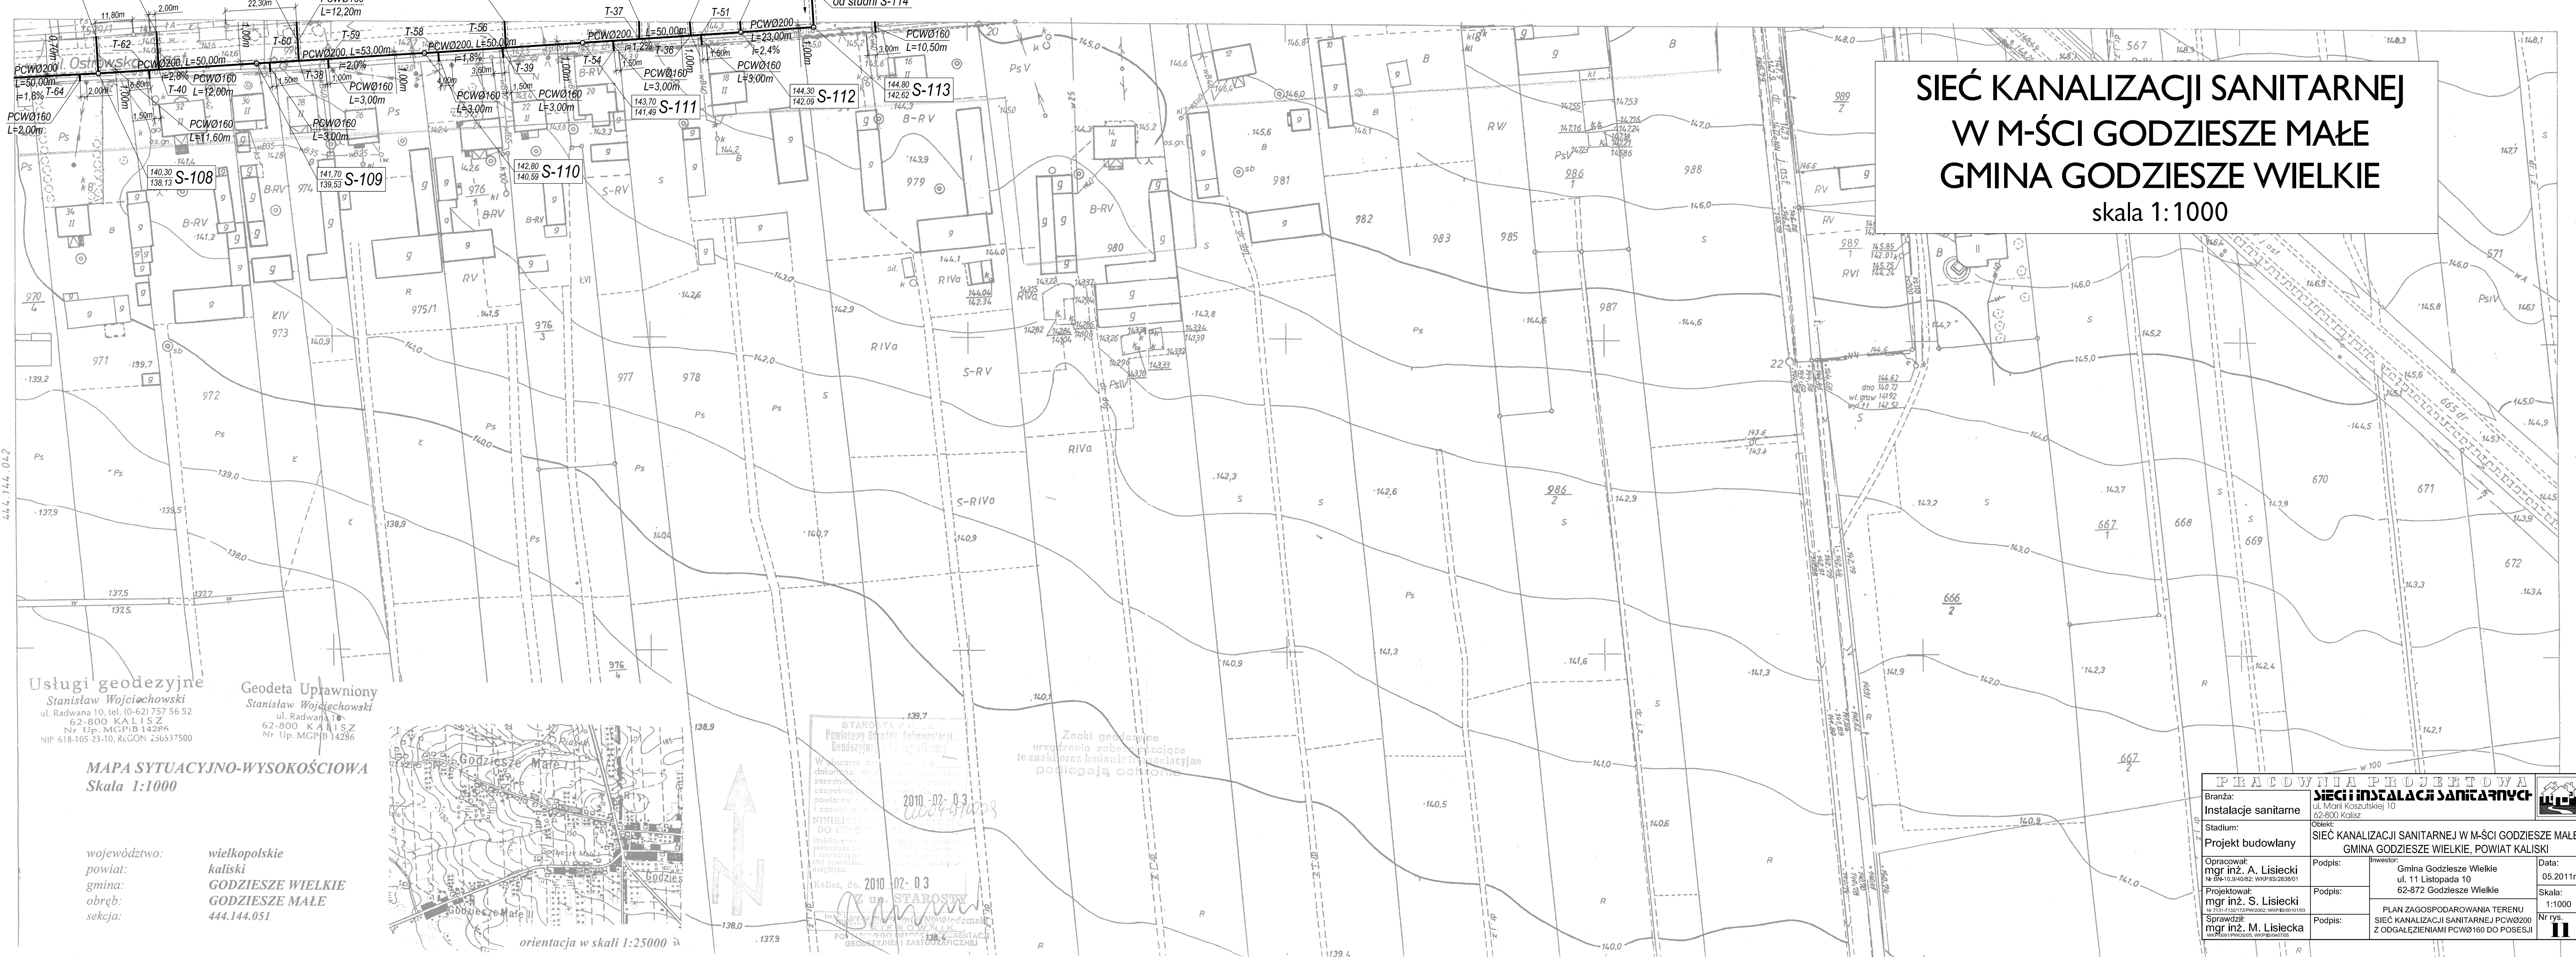


**Usługi geodezyjne**  
 Stanisław Wojciechowski  
 ul. Radwana 10, tel. (0-62) 757 56 52  
 62-800 KALISZ  
 Nr Up. MGPIB 14286  
 NIP 618-105-23-10, REGON 236537500

**Geodeta Uprawniony**  
 Stanisław Wojciechowski  
 ul. Radwana 10  
 62-800 KALISZ  
 Nr Up. MGPIB 14286

**MAPA SYTUACYJNO-WYSOKOŚCIOWA**  
 Skala 1:1000

województwo: wielkopolskie  
 powiat: kaliski  
 gmina: GODZIESZE WIELKIE  
 obszar: GODZIESZE MAŁE  
 sekcja: 444.144.051

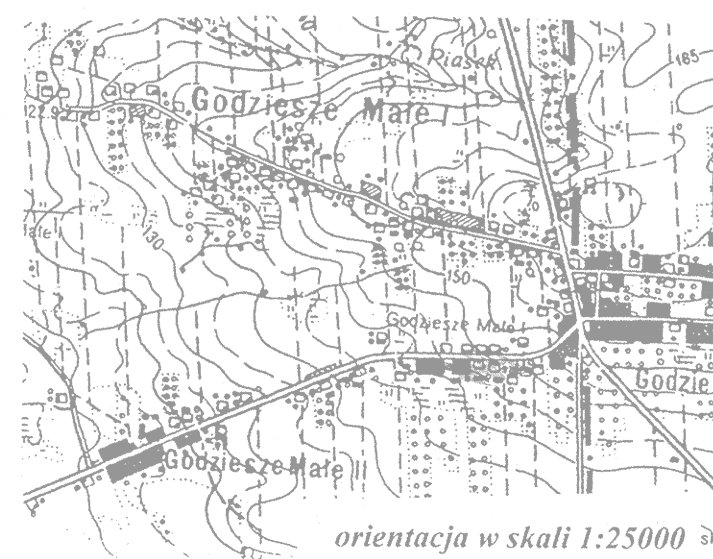

STAROSTA POWIATU  
 Powiatowy Urząd Rehabilitacji,  
 Geodezyjno-Kartograficzny  
 Wzrostanie planu sytuacyjno-wysokościowego  
 dokonano zgodnie z art. 101 § 1 pkt 1  
 rozporządzenia z dnia 12.04.2010 r.  
 NINIEJSZY PLAN SITUACYJNO-WYSOKOŚCIOWY  
 DO CECHOWANIA  
 Kalisz, dn. 2010-02-03  
 M. Lisiecki  
 NIP 618-105-23-10, REGON 236537500

Znaki geodezyjne  
 urządzenia zabezpieczające  
 te znaki oraz budowle regulacyjne  
 podlegają ochronie

<b>PRACOWNIA PROJEKTOWA</b>		<b>SIECI I INSTALACJI SANITARNYCH</b>	
Branża: Instalacje sanitarne		ul. Marii Koszuszkiej 10 62-800 Kalisz	
Stadium: Projekt budowlany		Obiekt: SIEĆ KANALIZACJI SANITARNEJ W M-ŚCI GODZIESZE MAŁE GMINA GODZIESZE WIELKIE, POWIAT KALISKI	
Opracował: mgr inż. A. Lisiecki Nr UP 10.94082; WKPIS/2838/01	Podpis:	Investor: Gmina Godziesze Wielkie ul. 11 Listopada 10 62-872 Godziesze Wielkie	Data: 05.2011r.
Projektował: mgr inż. S. Lisiecki Nr UP 10.94082; WKPIS/2838/01	Podpis:	PLAN ZAGOSPODAROWANIA TERENU SIEĆ KANALIZACJI SANITARNEJ PCWØ200 Z ODGAŁEZIENIAMI PCWØ160 DO POSESJI	Skala: 1:1000
Sprawił: mgr inż. M. Lisiecki WKPIS/190656; WKPIS/040165	Podpis:		Nr rys. 11