


**SIEĆ WODOCIĄGOWA PVCØ90
W M-ŚCI GODZIESZE MAŁE
GMINA GODZIESZE WIELKIE**
skala 1:1000

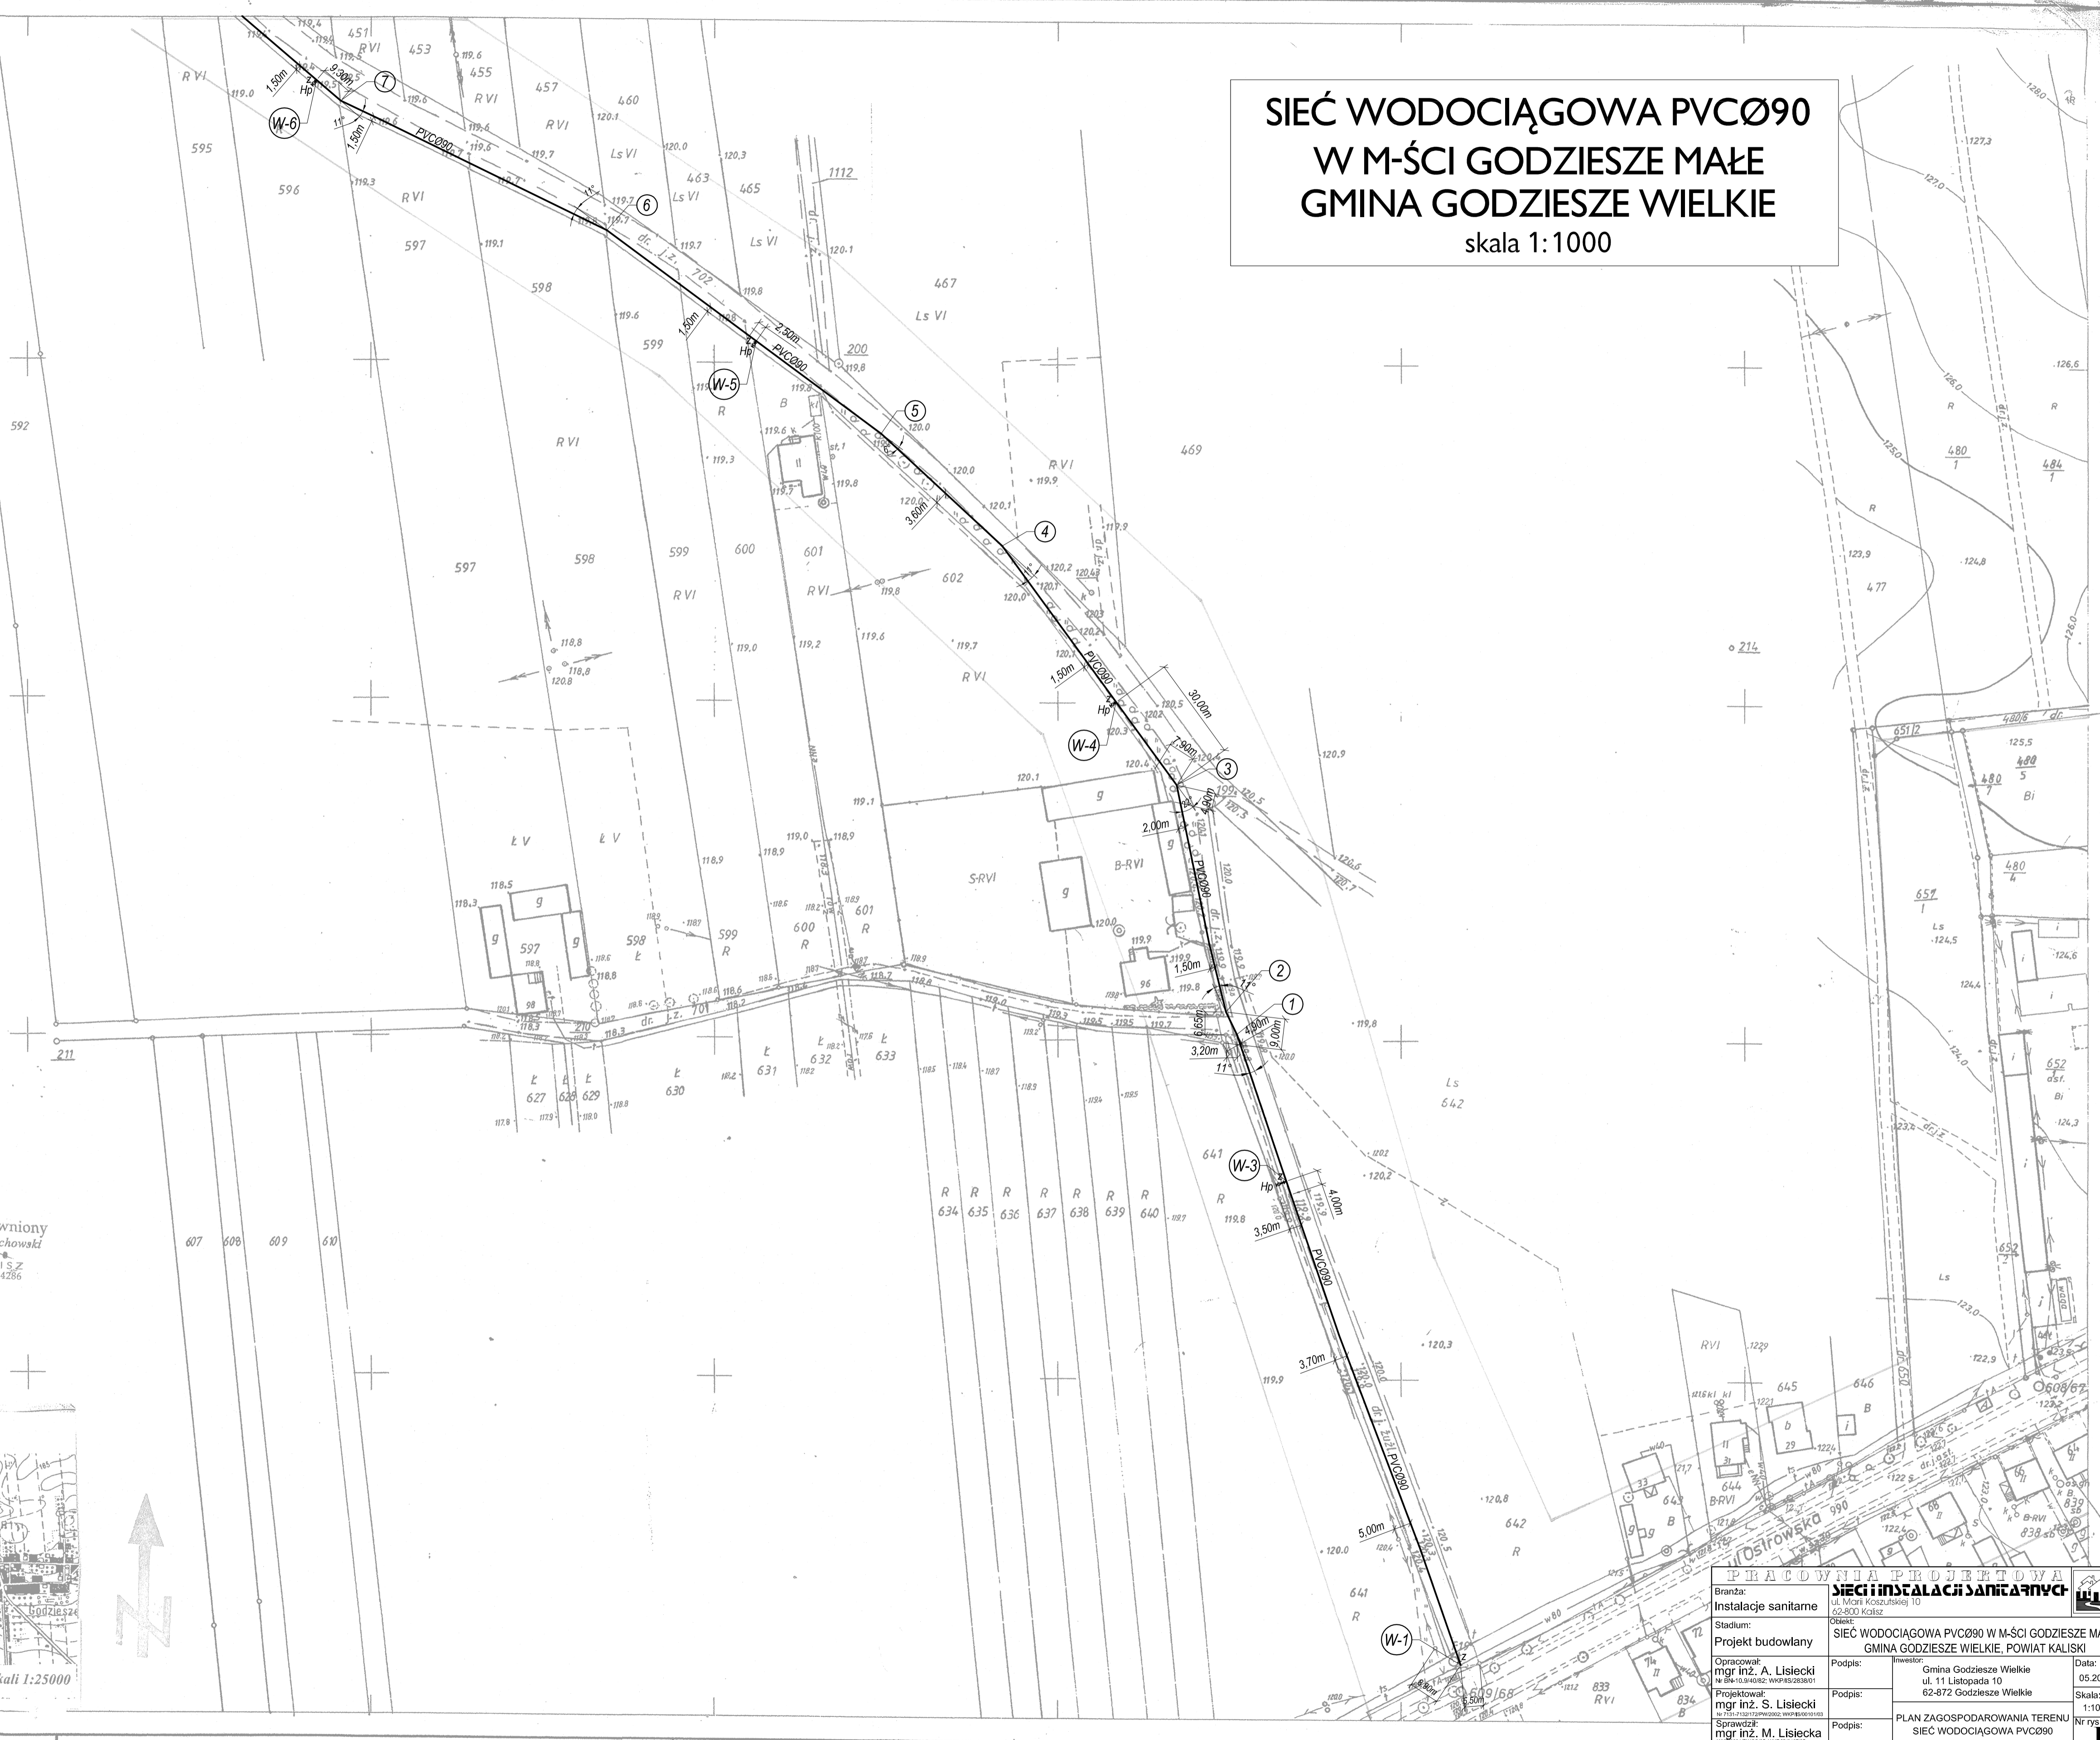


Usługi geodezyjne
Stanisław Wojciechowski
ul. Radwana 10, tel. (0-62) 757 56 52
62-800 KALISZ
Nr. Up. MGPIB 14295
NIP 618-105 23-10-R.G.O.N. 43631500

Geodeta Uprawniony
Stanisław Wojciechowski
ul. Radwana 10
62-800 KALISZ
Nr. Up. MGPIB 14286

Znaki geodezyjne
urządzenia zabraniające
te znakii oraz budowli i konstrukcje
podlegają ochronie

STANISŁAW K.
Pamiętny Ojciec
Geodeta (1911-1974)
W obrotach...
2010-02-03
WYMIAR...
2010-02-03

MAPA SYTUACYJNO-WYSOKOŚCIOWA
Skala 1:1000

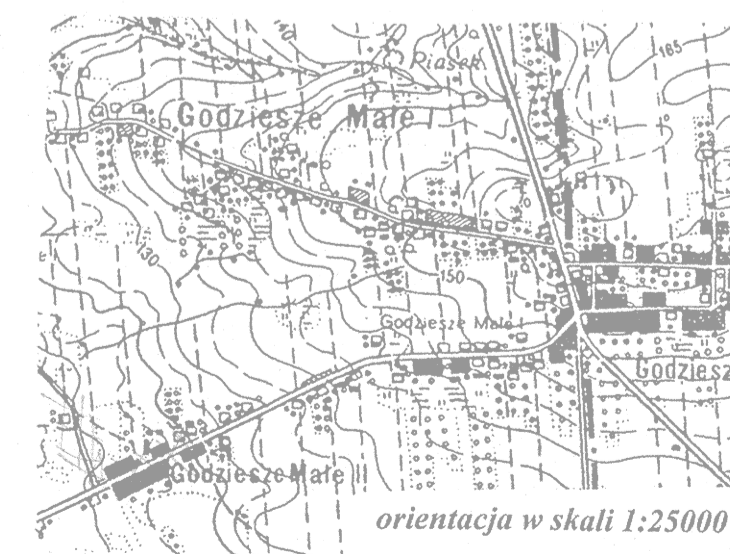

województwo: wielkopolskie
powiat: kaliski
gmina: GODZIESZE WIELKIE
obszar: GODZIESZE MAŁE
sekcja: 444.144.041

PRACOWNIA PROJEKTOWA SIECI I INSTALACJI SANITARNYCH		Data: 05.2011r.	
Branża: Instalacje sanitarne	Instalacje sanitarne	Projekt budowlany	SIEĆ WODOCIĄGOWA PVCØ90 W M-ŚCI GODZIESZE MAŁE GMINA GODZIESZE WIELKIE, POWIAT KALISKI
Opracował: mgr inż. A. Lisiecki	Podpis: mgr inż. A. Lisiecki	Projektował: mgr inż. S. Lisiecki	Podpis: mgr inż. S. Lisiecki
Sprawił: mgr inż. M. Lisiecka	Podpis: mgr inż. M. Lisiecka	PLAN ZAGOSPODAROWANIA TERENU SIEĆ WODOCIĄGOWA PVCØ90	